


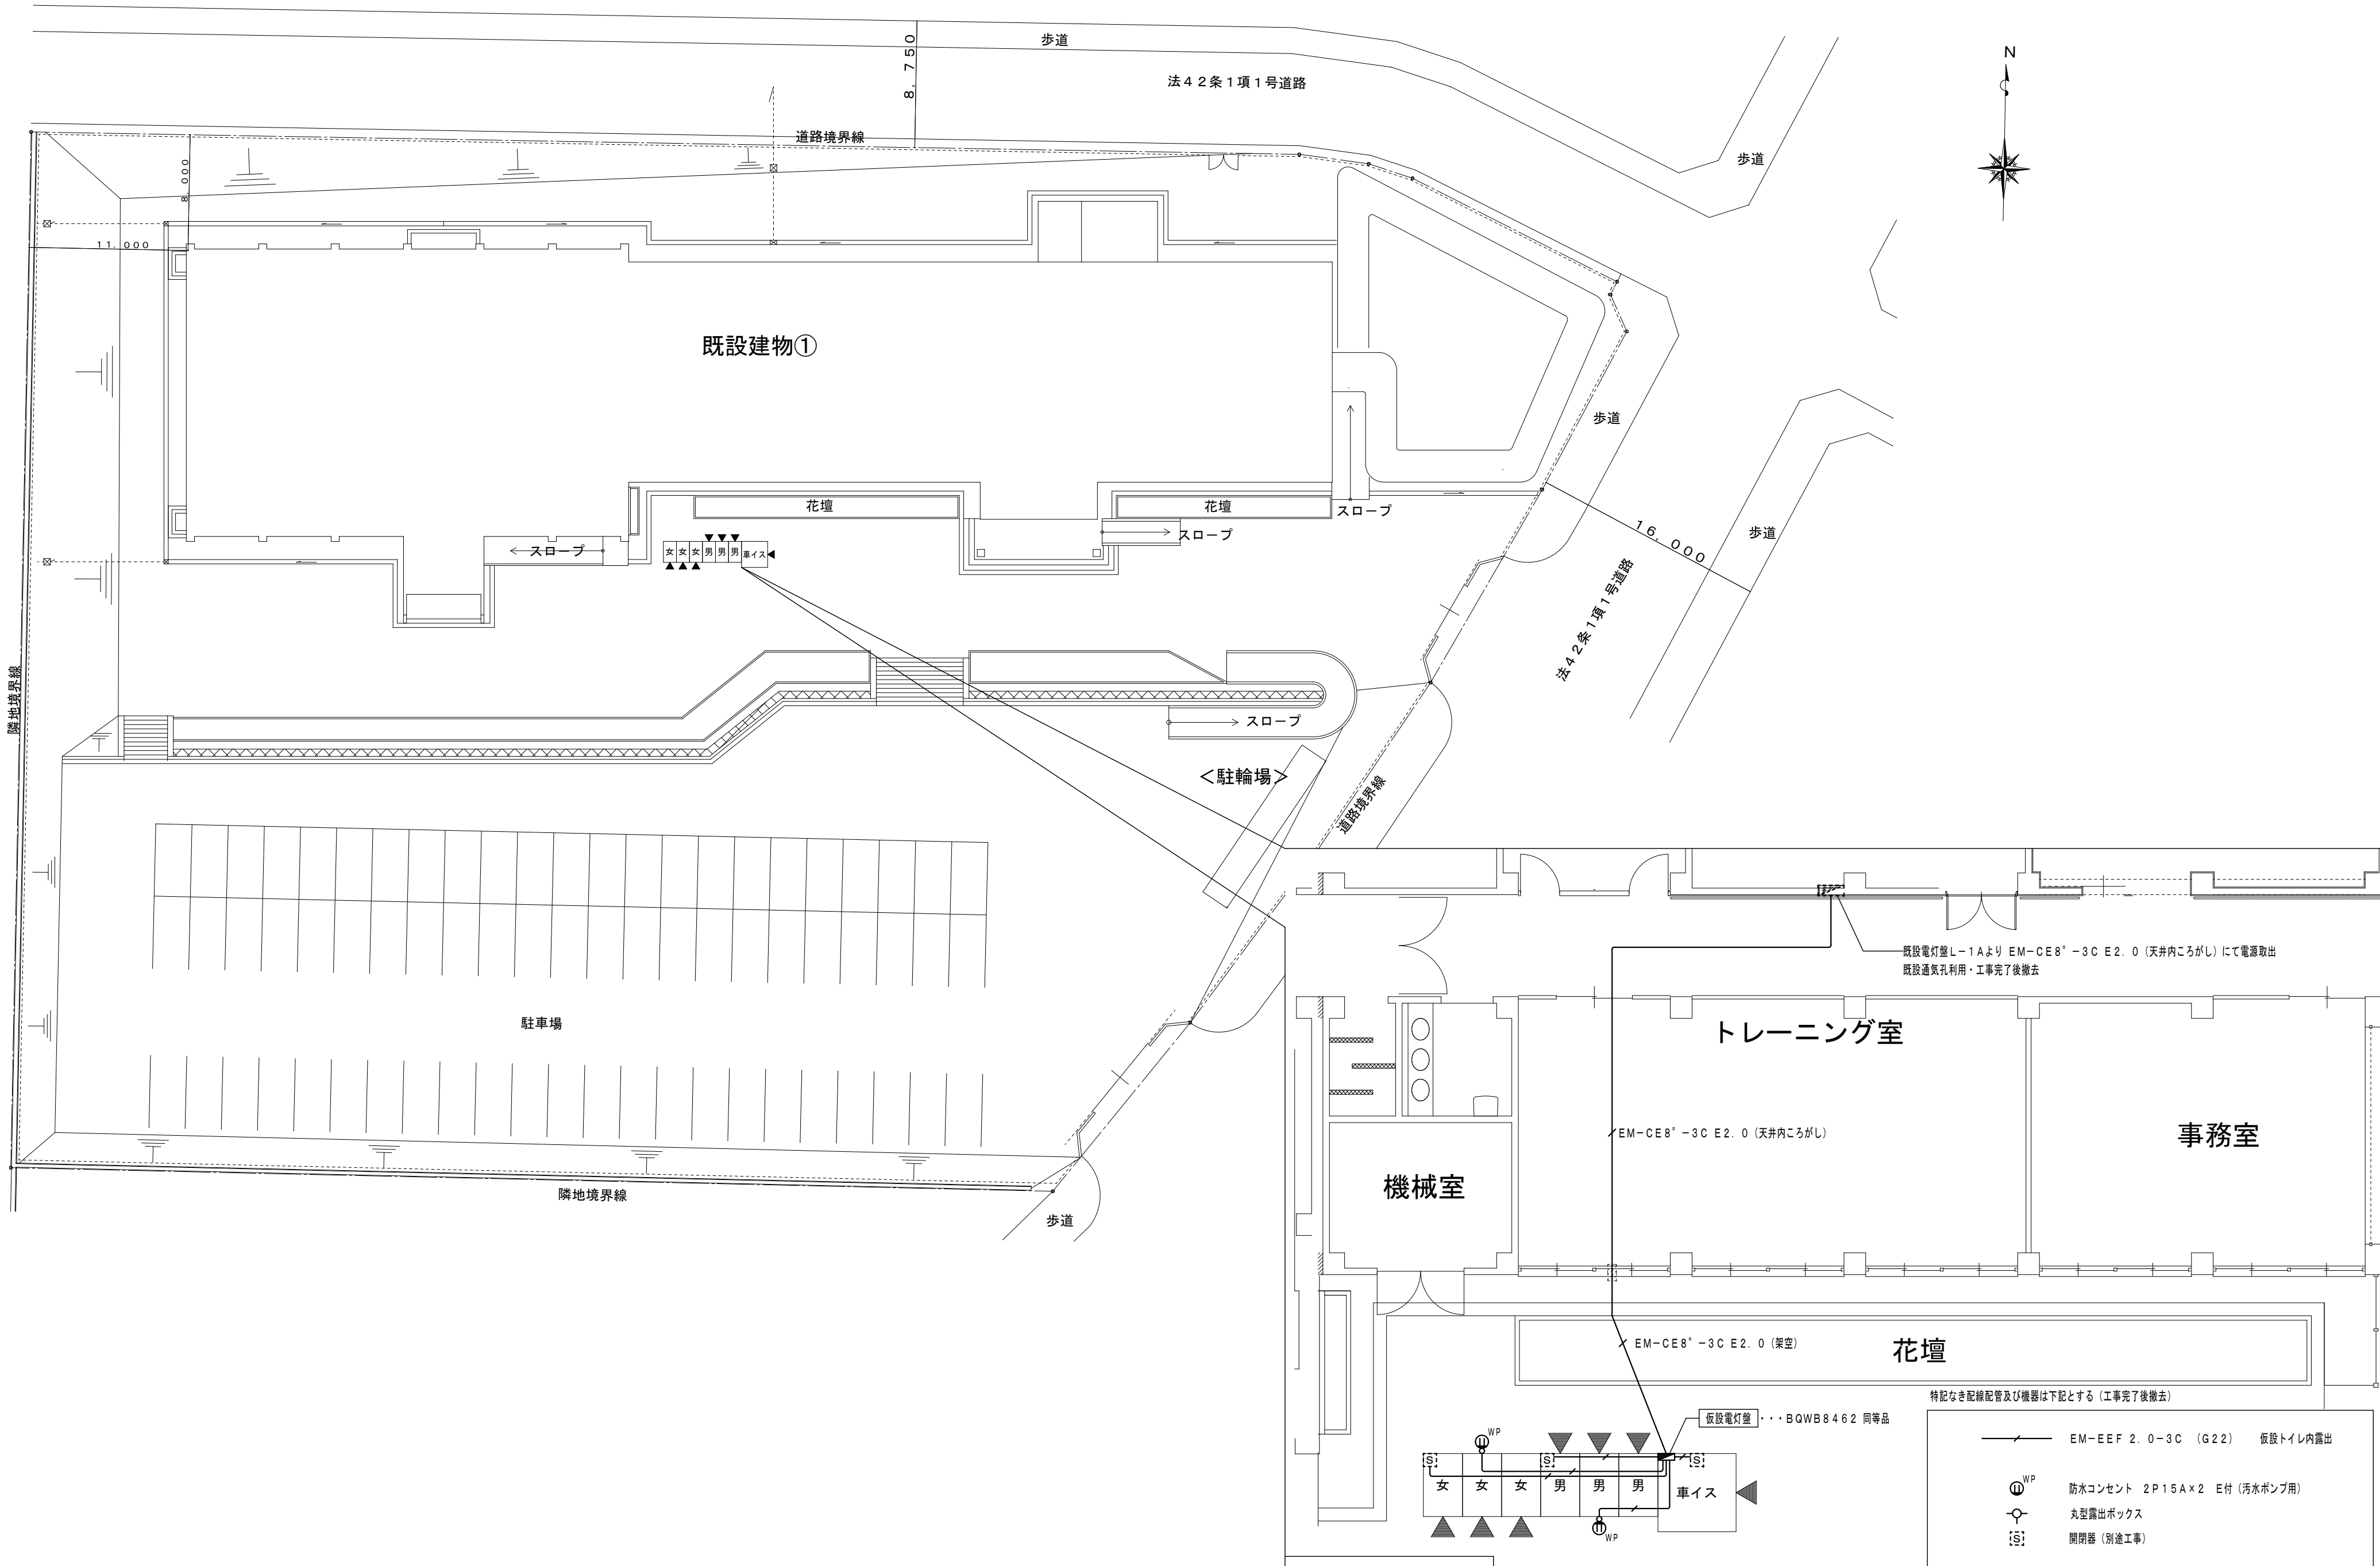

銅板製露出型

盤名称 幹線番号	結線型式	分岐回路								負 荷 名 称	
		番号	電圧 (V)	MCB	ELB	P	AF	AT		名 称	容量 (KVA)
L-1W	1φ CE5. 5" -3C MCB3P 50AF/30AT ET ED ET ELB										
		301	100		○	2	30	20		コンセント 男子トイレ	0. 83
		302	100		○	"	"	"		" 女子トイレ (西)	0. 73
		303	100		○	"	"	"		" 女子トイレ (東)	0. 95
		304	100		○	"	"	"		" 多目的トイレ	0. 32
		305	100		○	"	"	"		" 多目的トイレ オストメイト	0. 60
		-	100	○		"	"	"		予備	
		-	100	○		"	"	"		予備	
		-	100	○		"	"	"		予備	
										計 (KVA)	3. 08

銅板製露出型

盤名称 幹線番号	結線型式	分岐回路								負 荷 名 称	
		番号	電圧 (V)	MCB	ELB	P	AF	AT		名 称	容量 (KVA)
L-2W	1φ CE5. 5" -3C MCB3P 50AF/30AT ET ED ET ELB										
		101	100		○	2	30	20		電灯 男子・女子・多目的トイレ・湯沸室	0. 25
		-	100	○		"	"	"		予備	-
		301	100		○	"	"	"		コンセント 男子トイレ	0. 83
		302	100		○	"	"	"		" 女子トイレ (西)	0. 73
		303	100		○	"	"	"		" 女子トイレ (東)	0. 95
		304	100		○	"	"	"		" 多目的トイレ	0. 32
		305	100		○	"	"	"		" 多目的トイレ オストメイト	0. 60
		-	100	○		"	"	"		予備	
										計 (KVA)	3. 68

非常照明・誘導灯

設計・監理
株式会社

ケイ
K . 設 計
一級建築士事務所

☐ 本社：三木市志染町広野1-38（Kビル）
☐ 東京支店：東京都港区西麻布1-14-15
 （西麻布ゆうきビル 201号室）

CHECK

DRAWING

工事名

市立緑が丘町公民館 大規模改修工事

DATE R6. 10


PROJECT No. _____


SHEET No. E-04

図面名


SCALE A2=NON
 A3=NON


管理建築士 橘田
(一級建築士登録:第83571号)

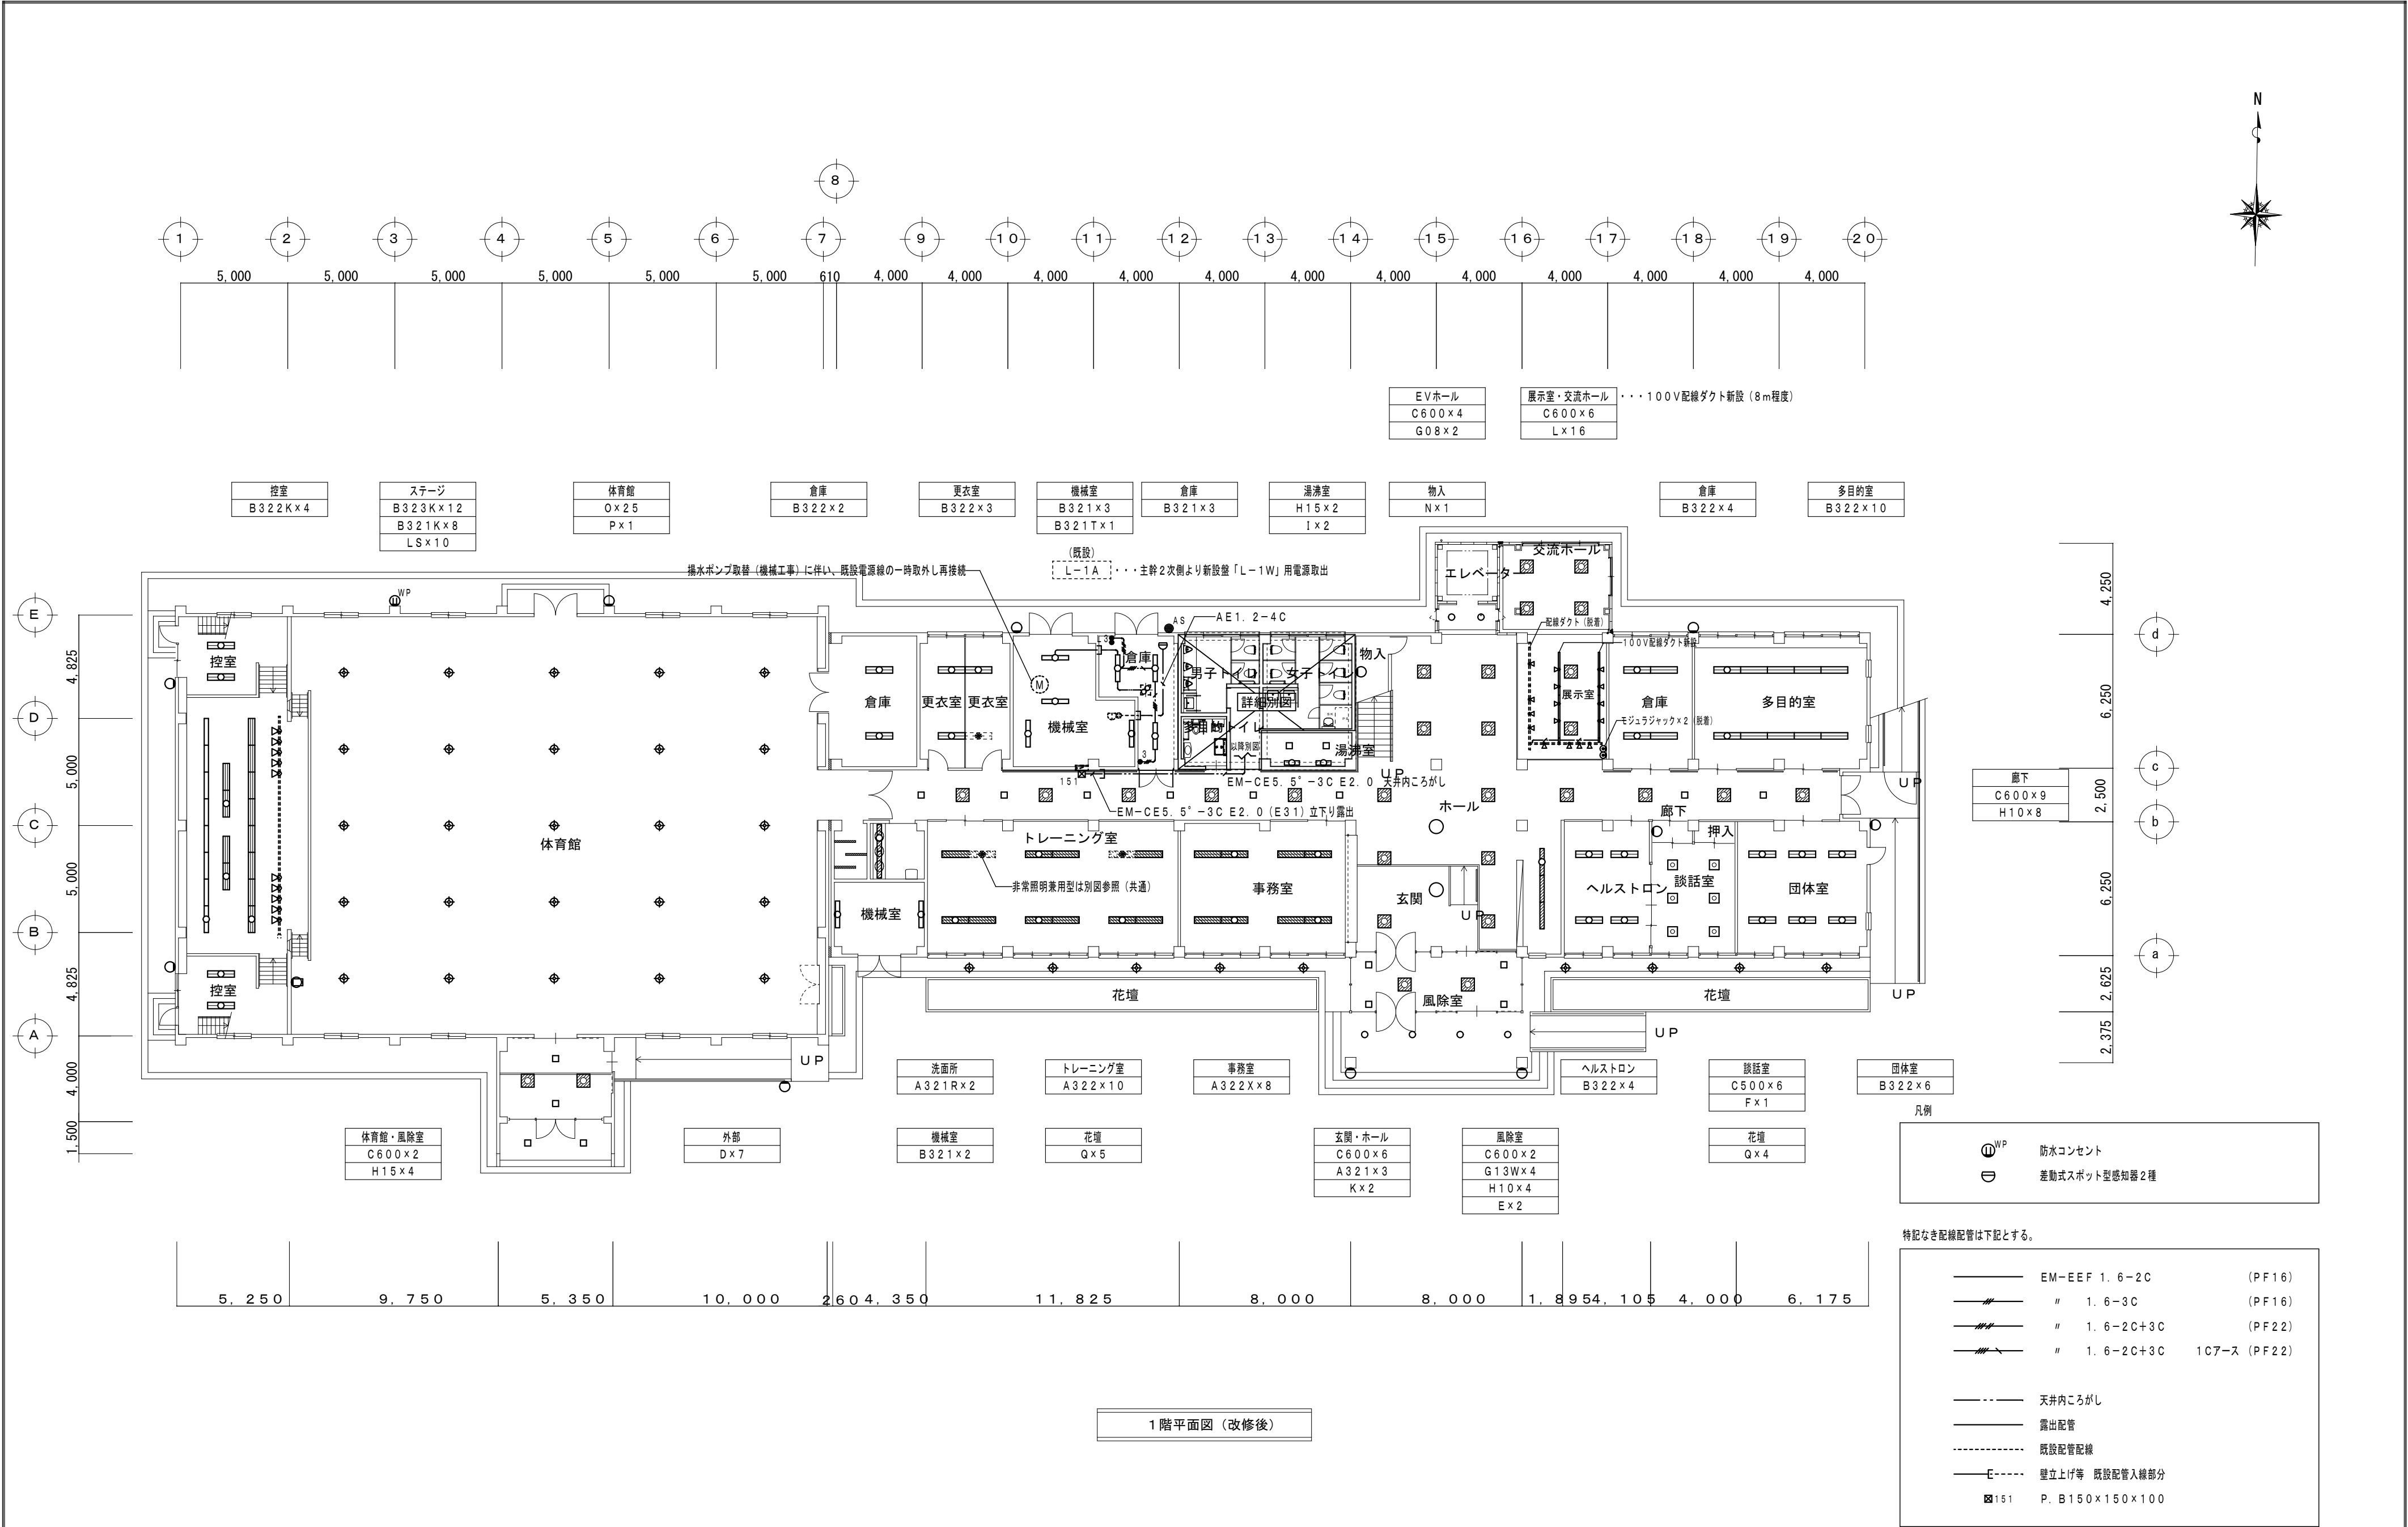

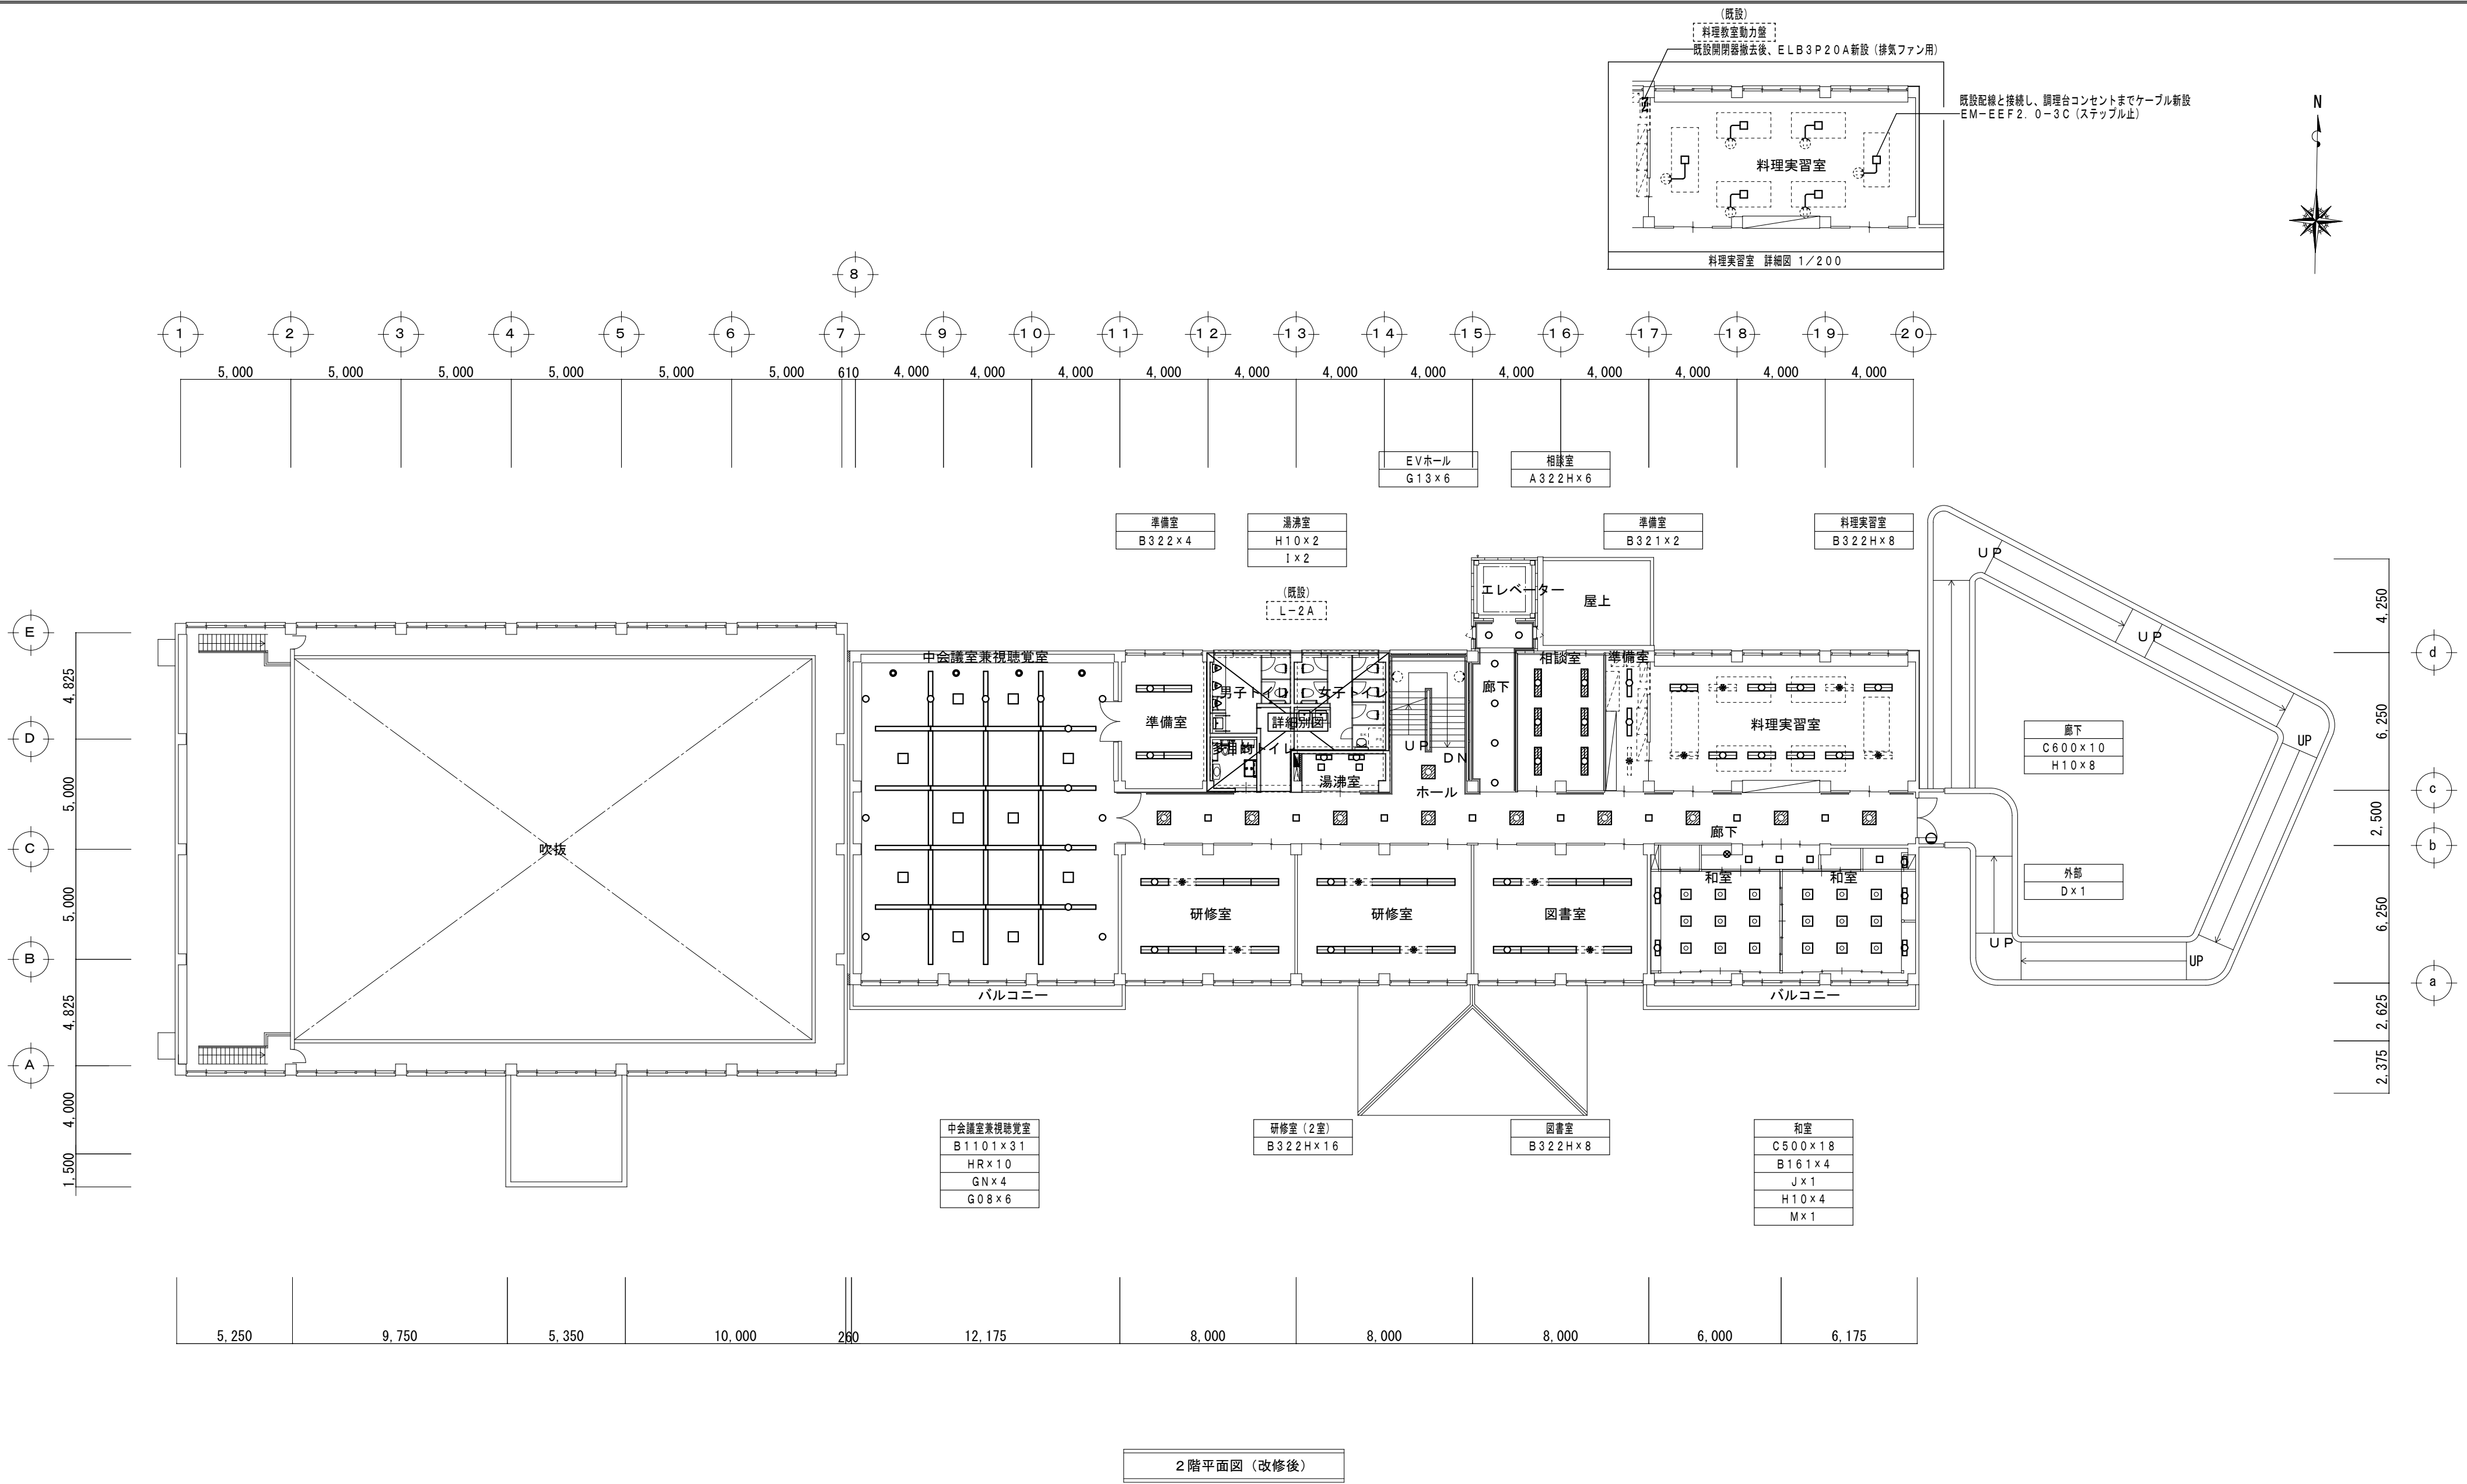

.	K-GROUP 設計・監理 株式会社 K. 設計 一級建築士事務所 □本社：三木市志染町広野1-38 (Kビル) □東京支店：東京都港区西麻布1-14-15 (西麻布ゆうきビル 201号室)	CHECK	DRAWING	工事名	DATE	PROJECT No.	SHEET No.
				市立緑が丘町公民館 大規模改修工事	R6. 10		E-06
				図面名	SCALE	管理建築士	橋田 典博
.				改修後 2階電灯設備図	A2=1:200 A3=1:282	(一級建築士登録：第83571号)	

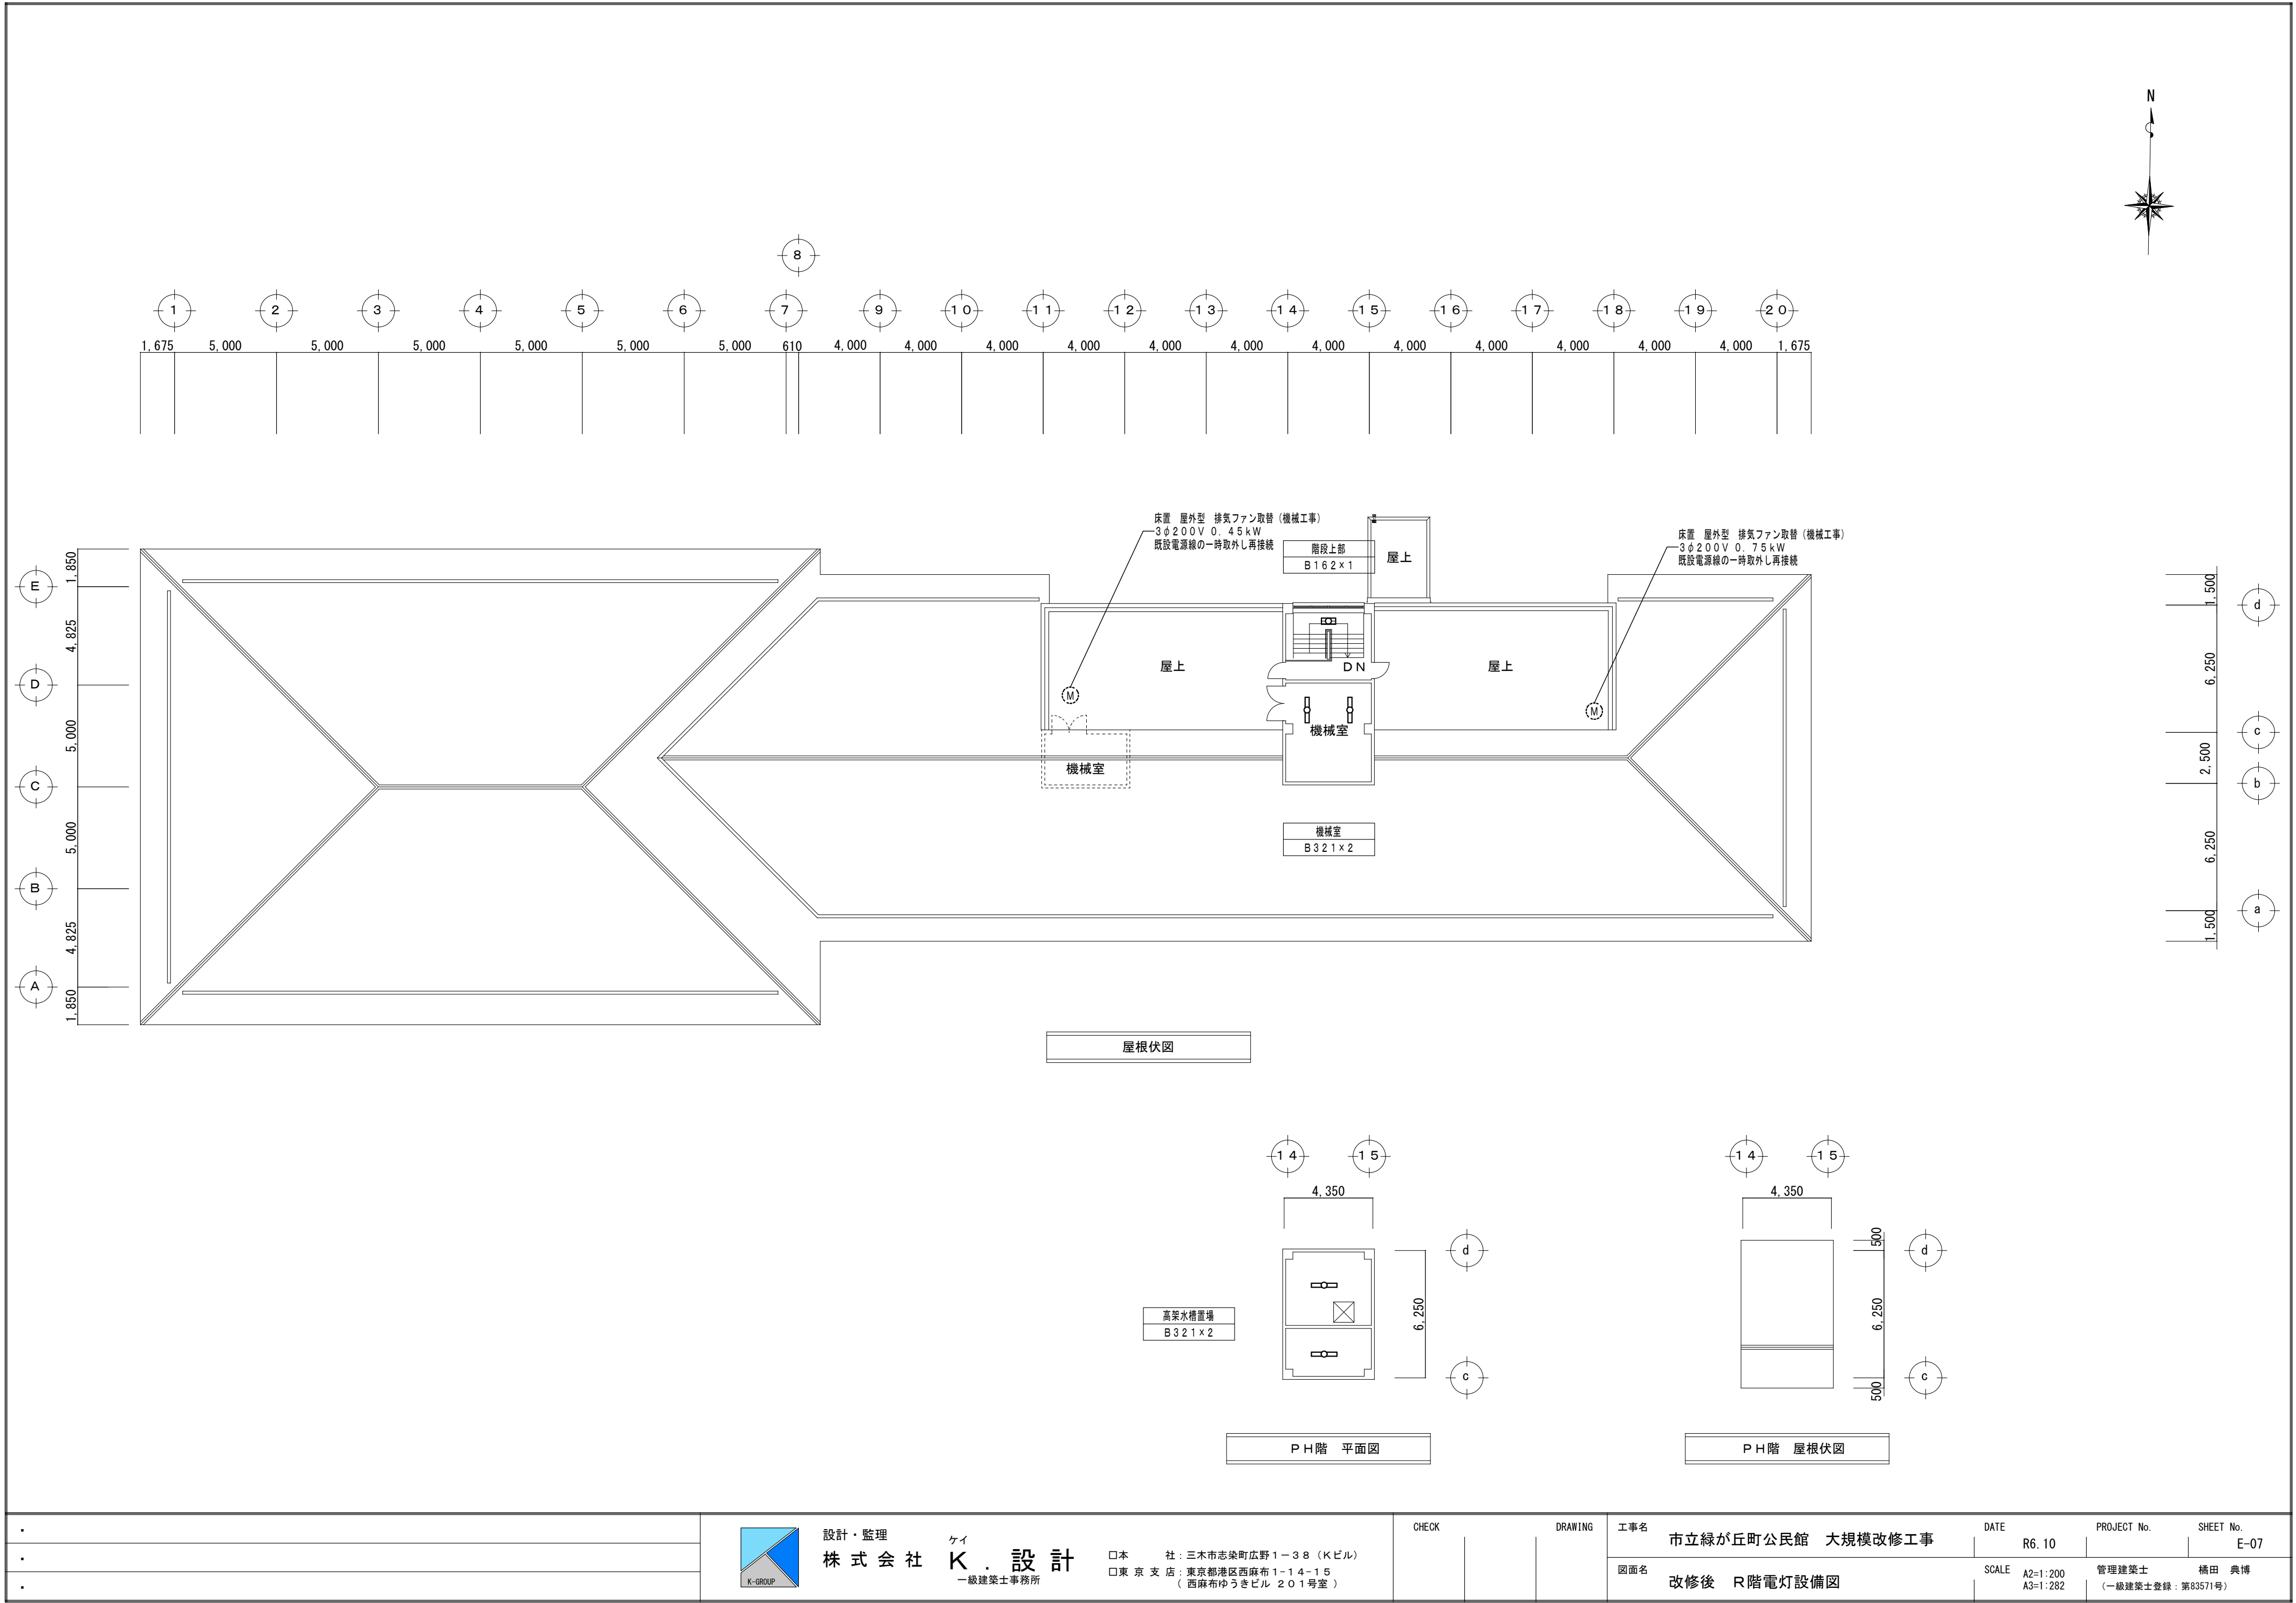


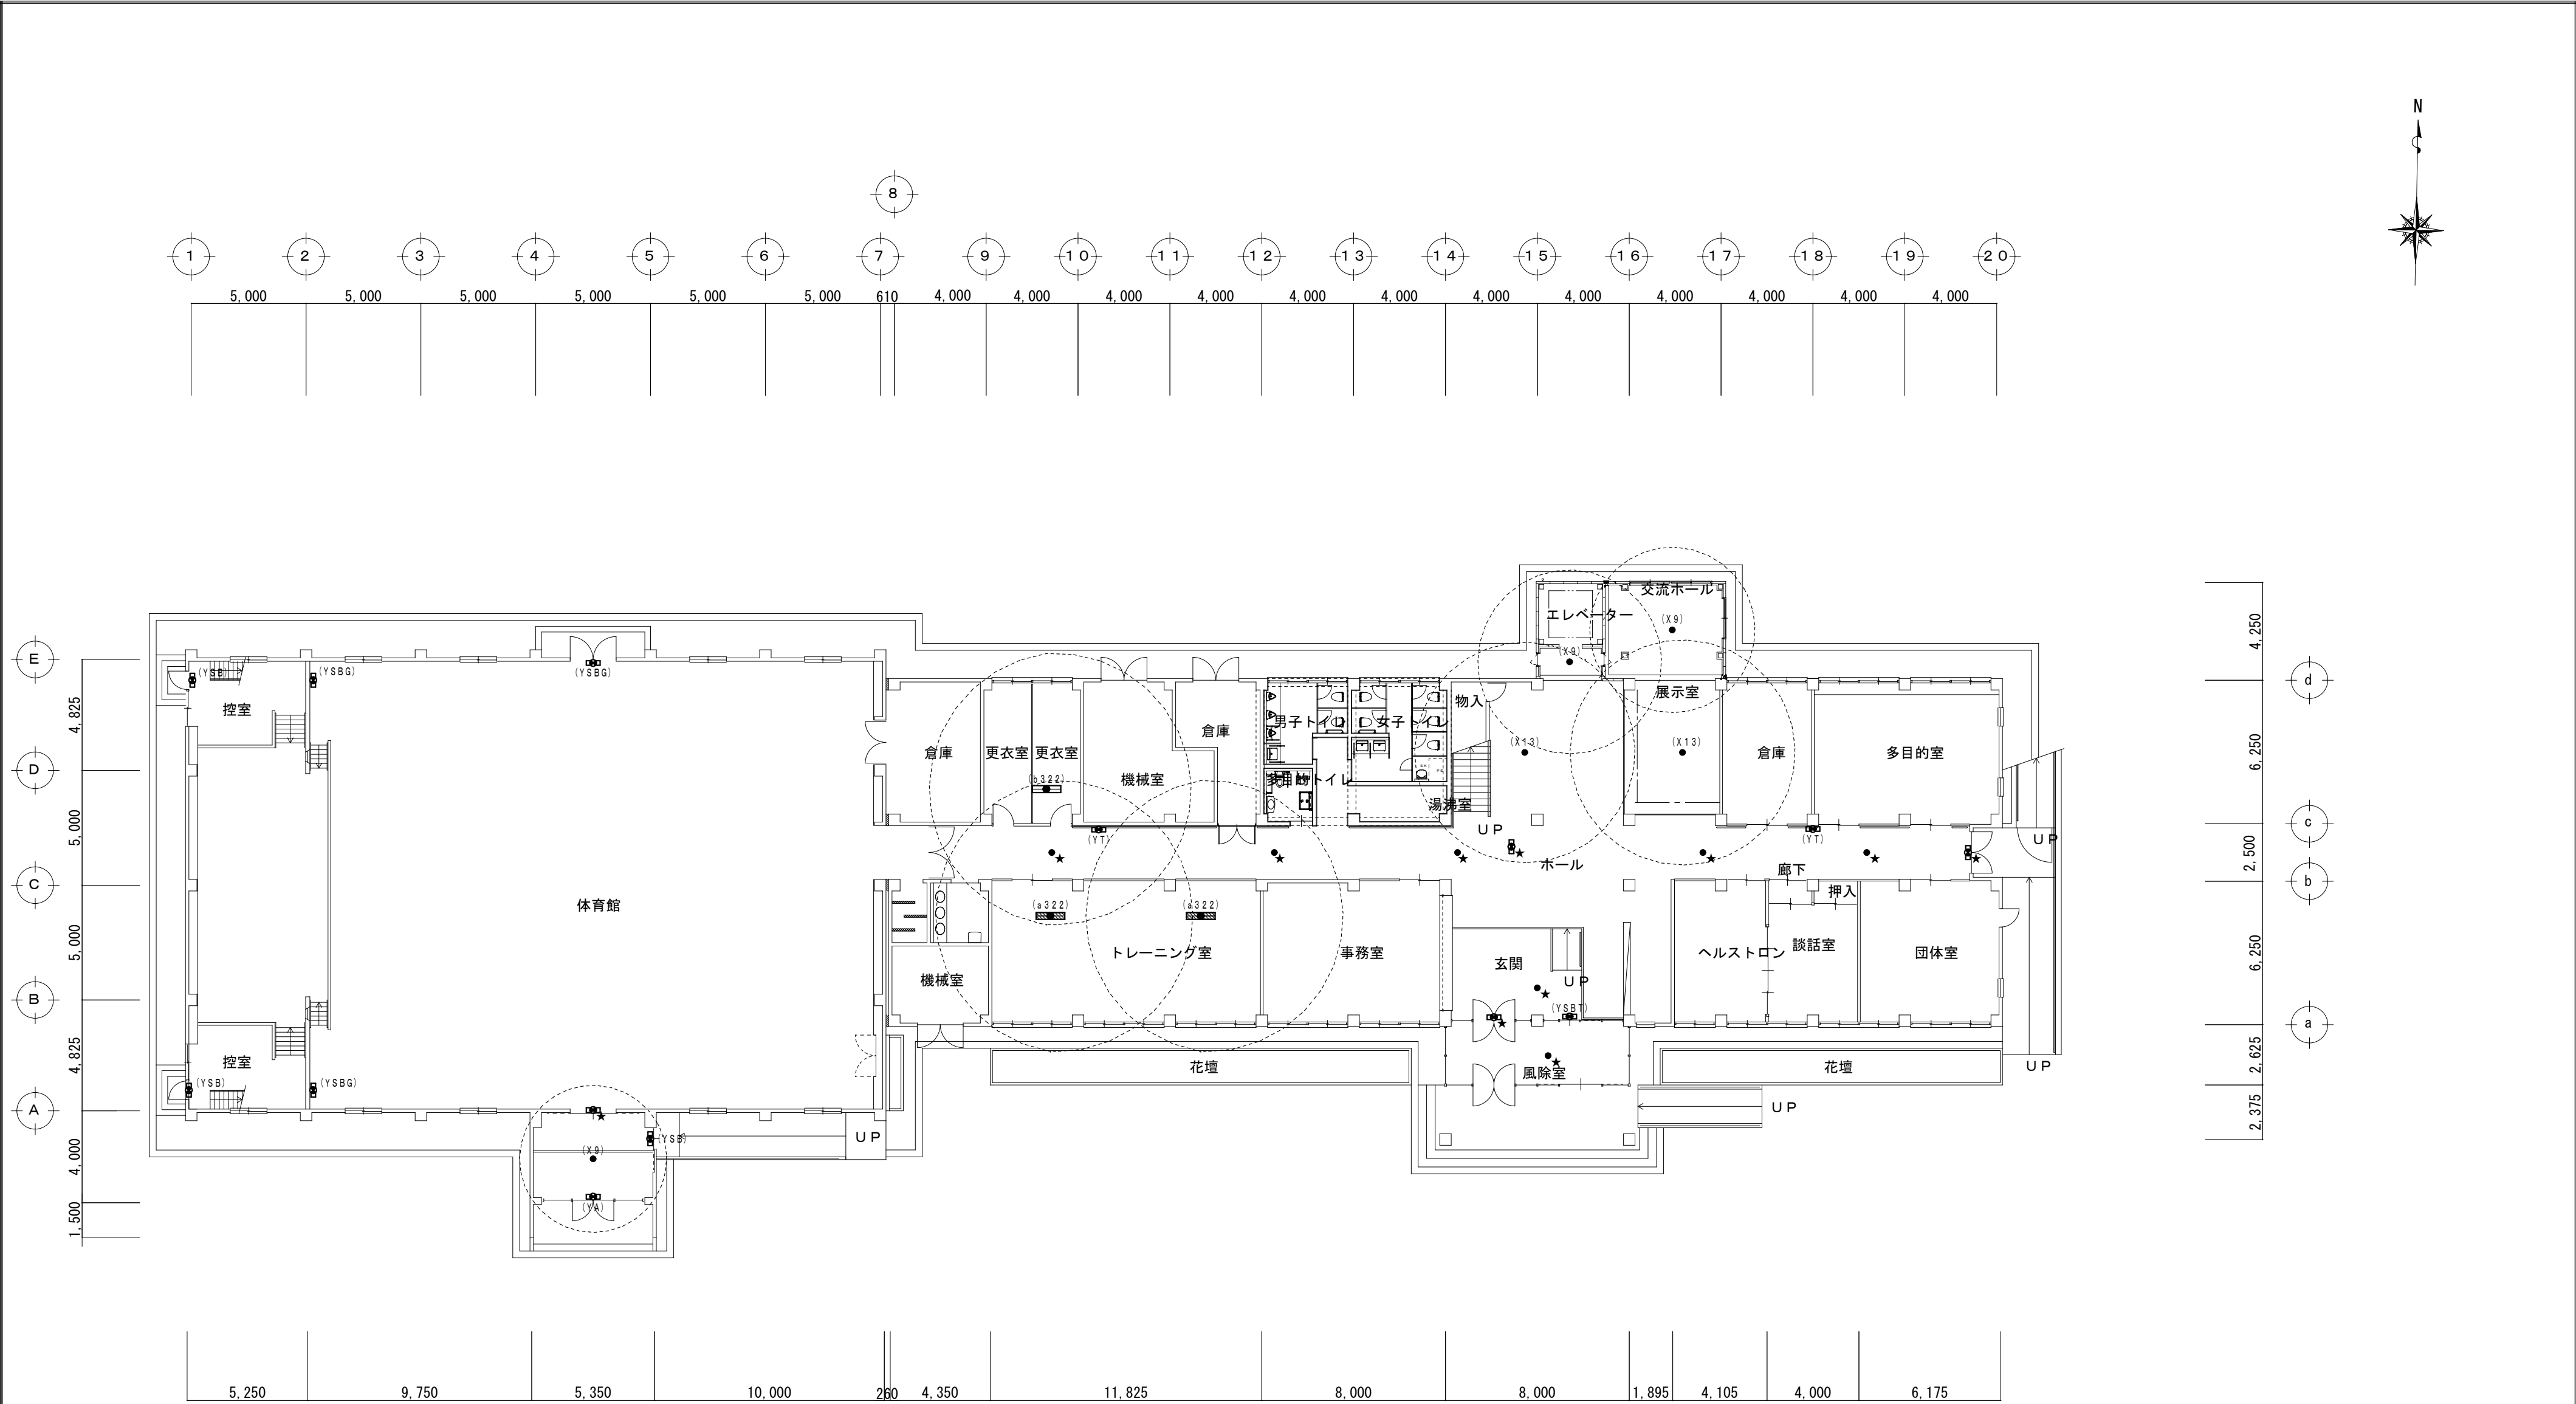



1階平面図（改修後）


特記なき配線配管は下記とする。


	EM-EEF 1.6-3C		1Cアース (PF22)
	誘導灯 (既設のまま)		非常照明 (既設のまま)


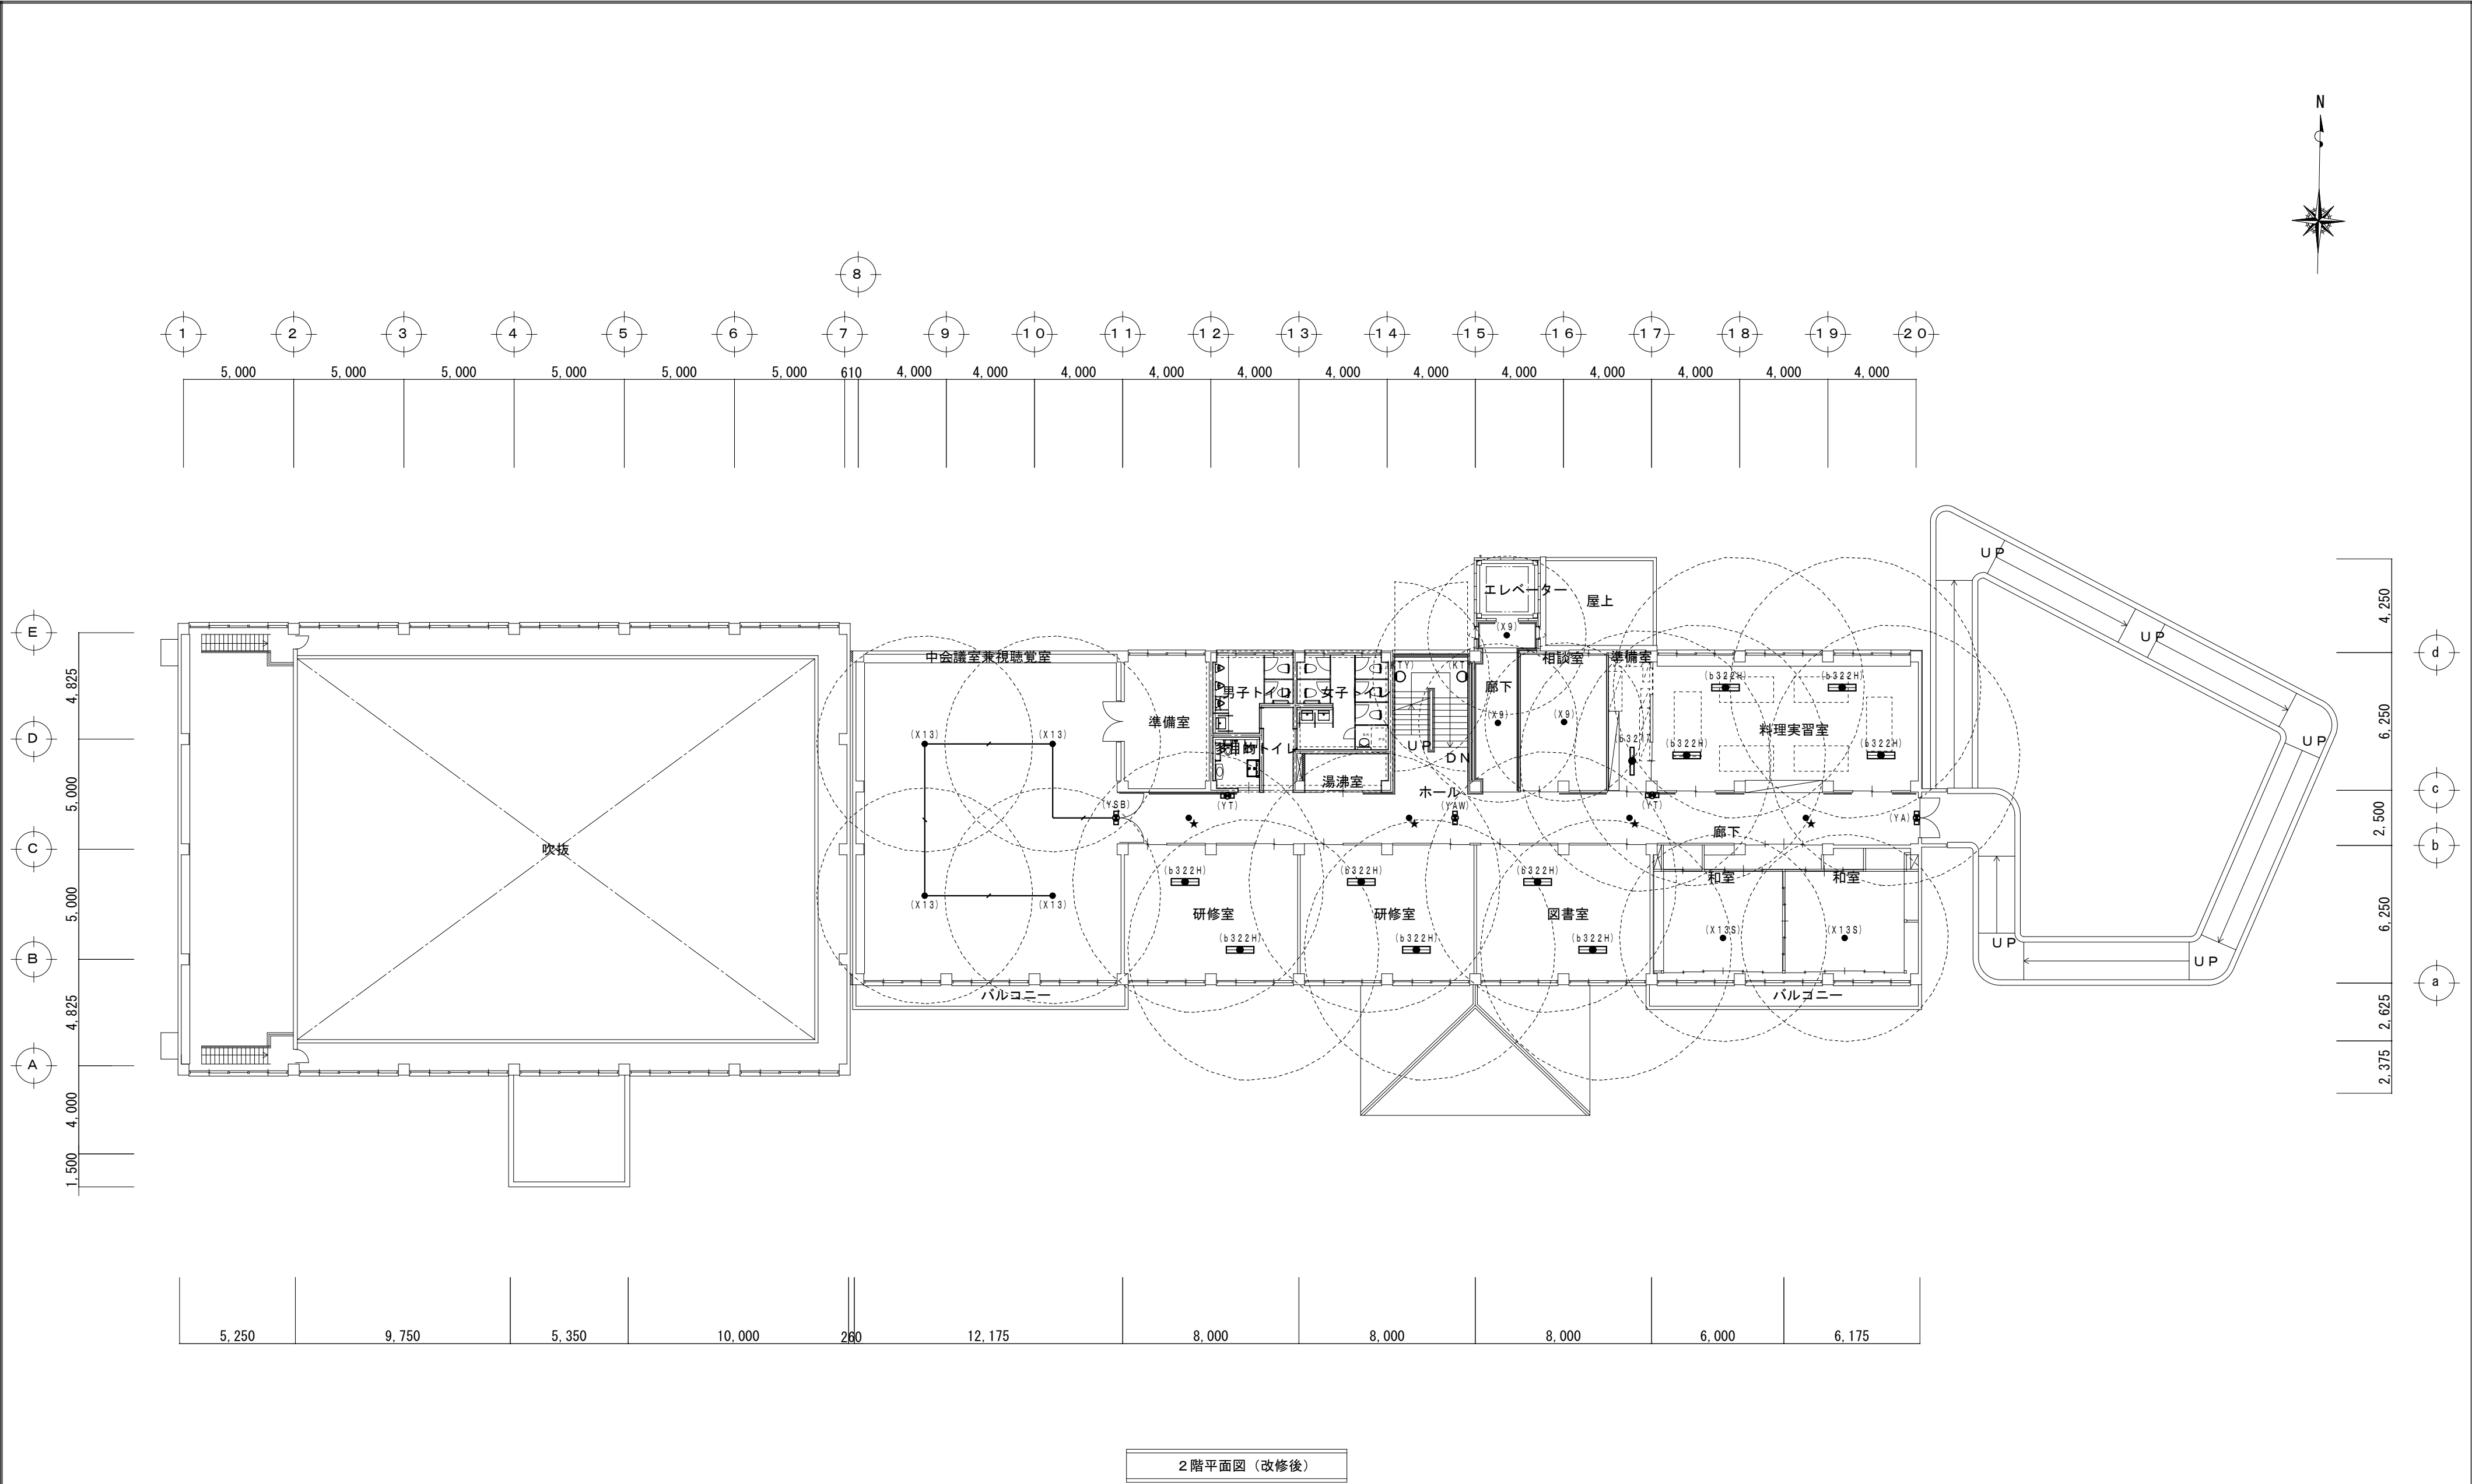


.	K-GROUP 設計・監理 株式会社 ケイ K. 設計 一級建築士事務所 □本 社：三木市志染町広野 1-38 (Kビル) □東京支店：東京都港区西麻布 1-14-15 (西麻布ゆうきビル 201号室)	CHECK	DRAWING	工事名	DATE	PROJECT No.	SHEET No.
				市立緑が丘町公民館 大規模改修工事	R6.10		E-09
				図面名	SCALE	管理建築士 橋田 典博 (一級建築士登録：第83571号)	
.				改修後 2階非常照明・誘導灯設備図	A2=1:200 A3=1:282		

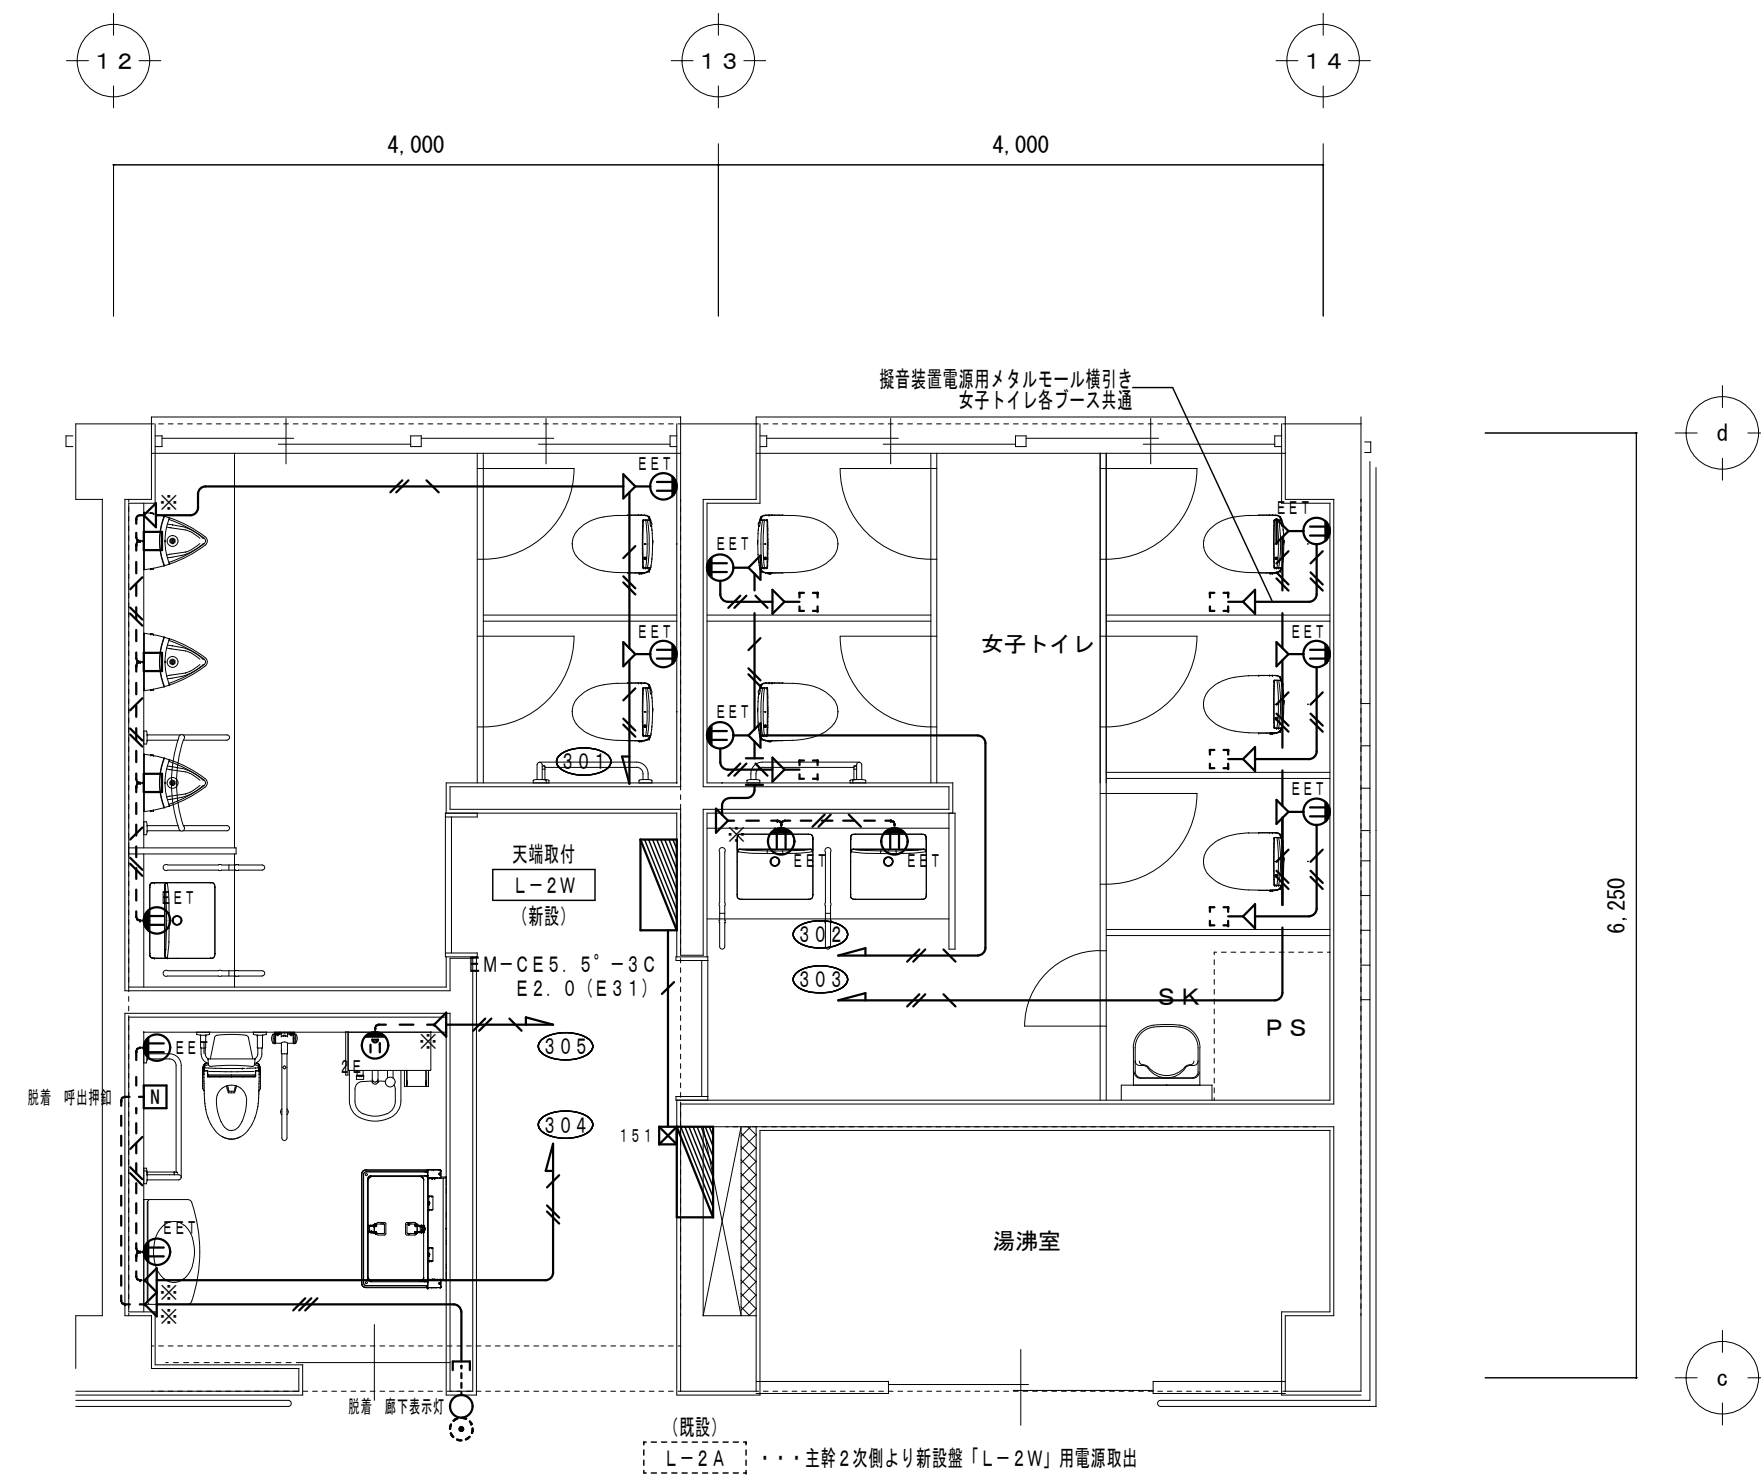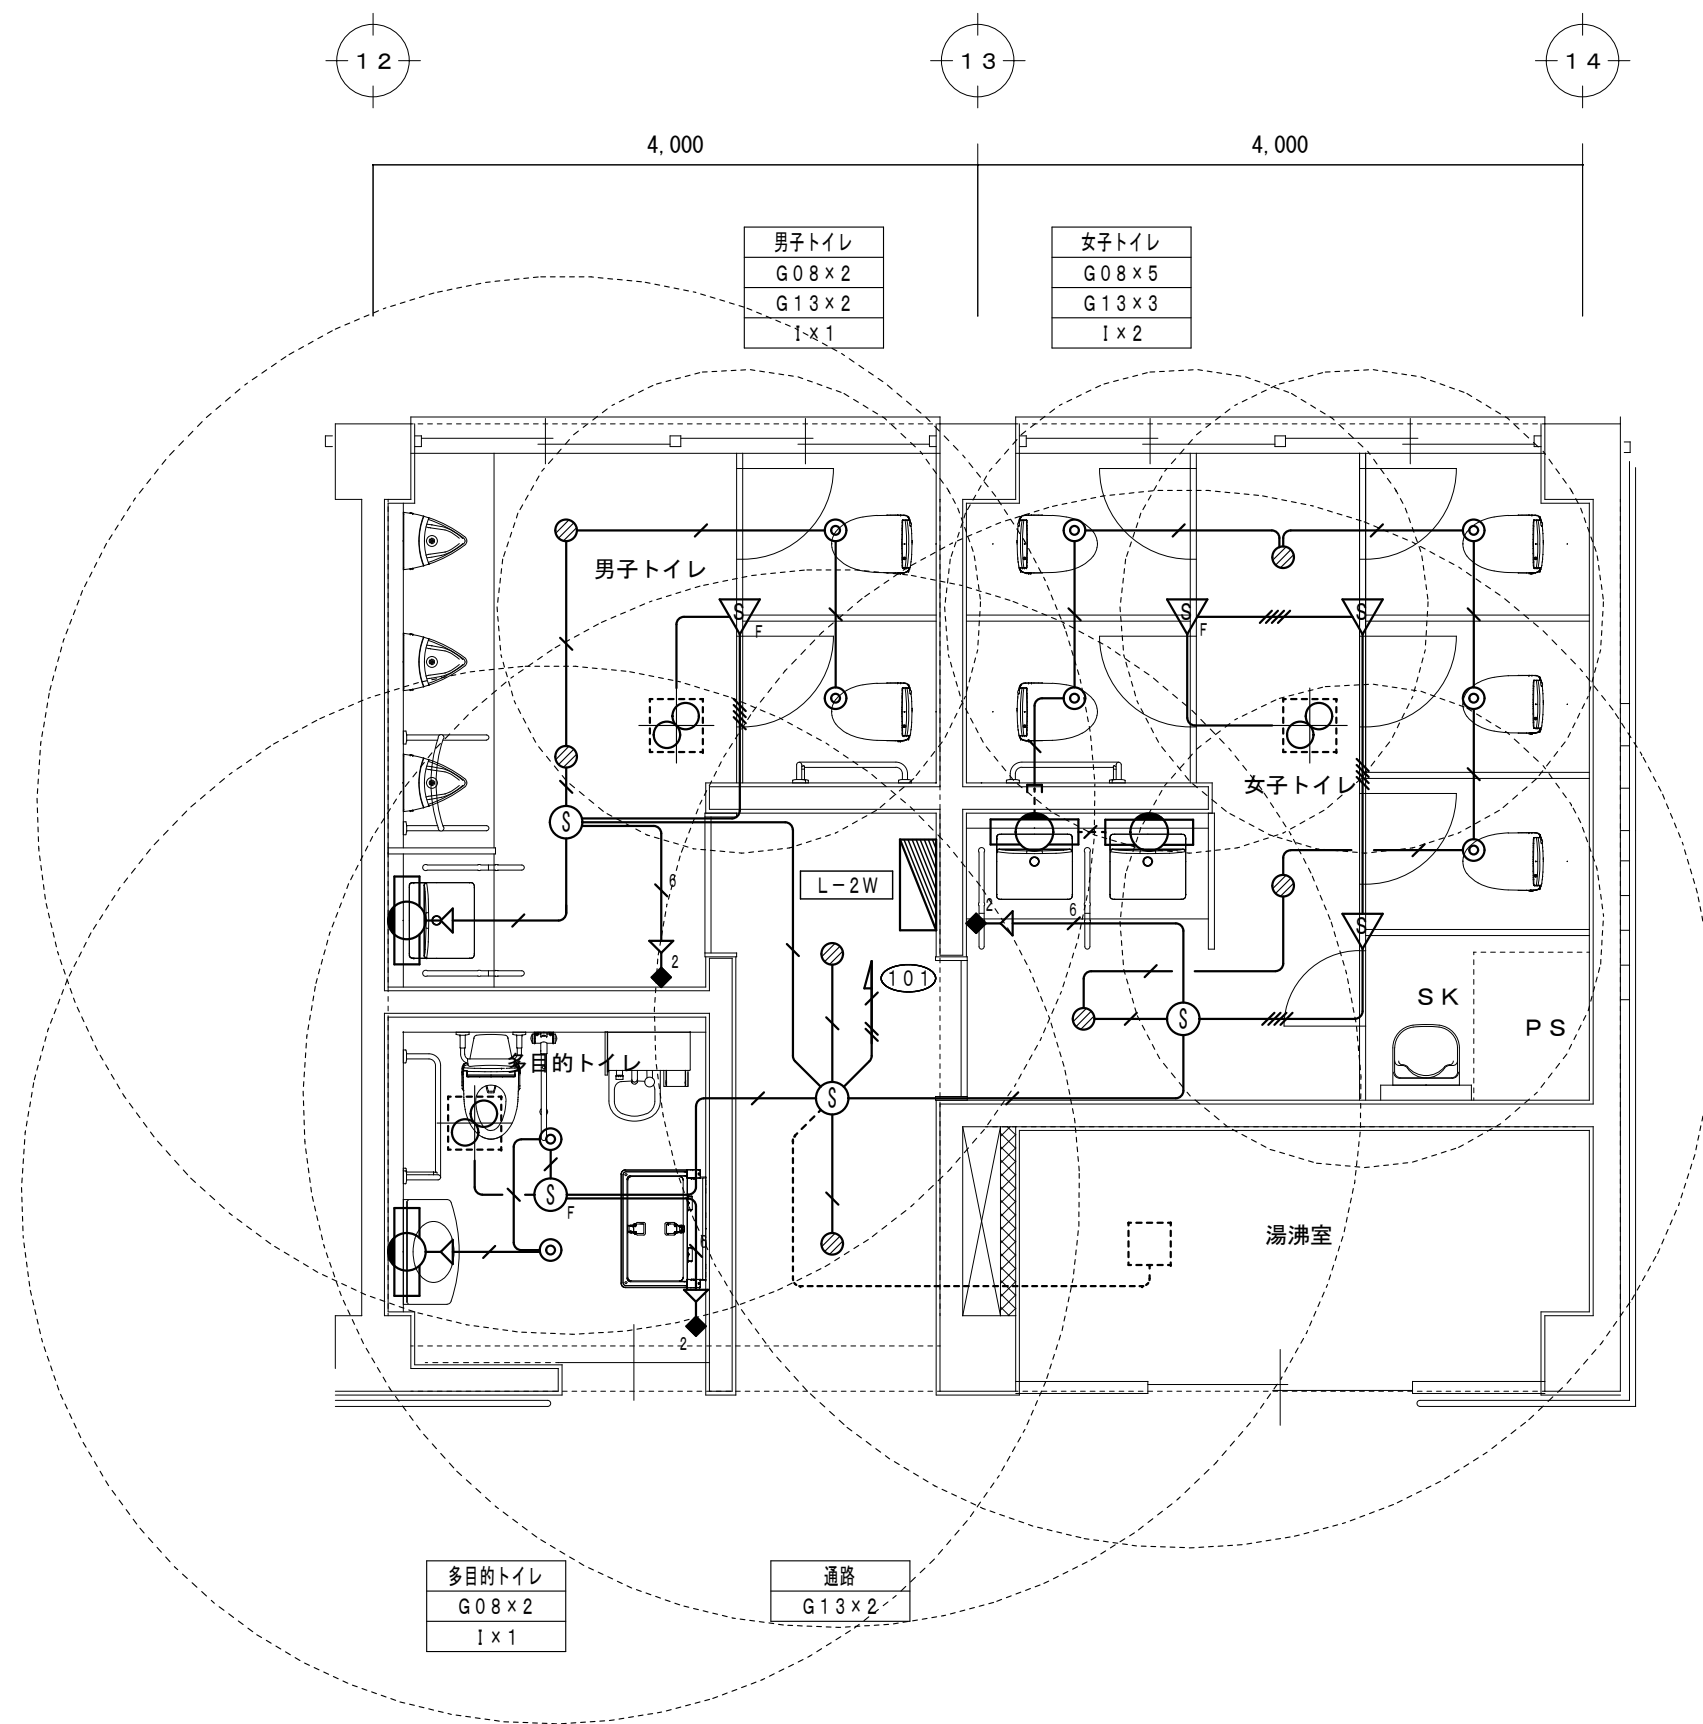


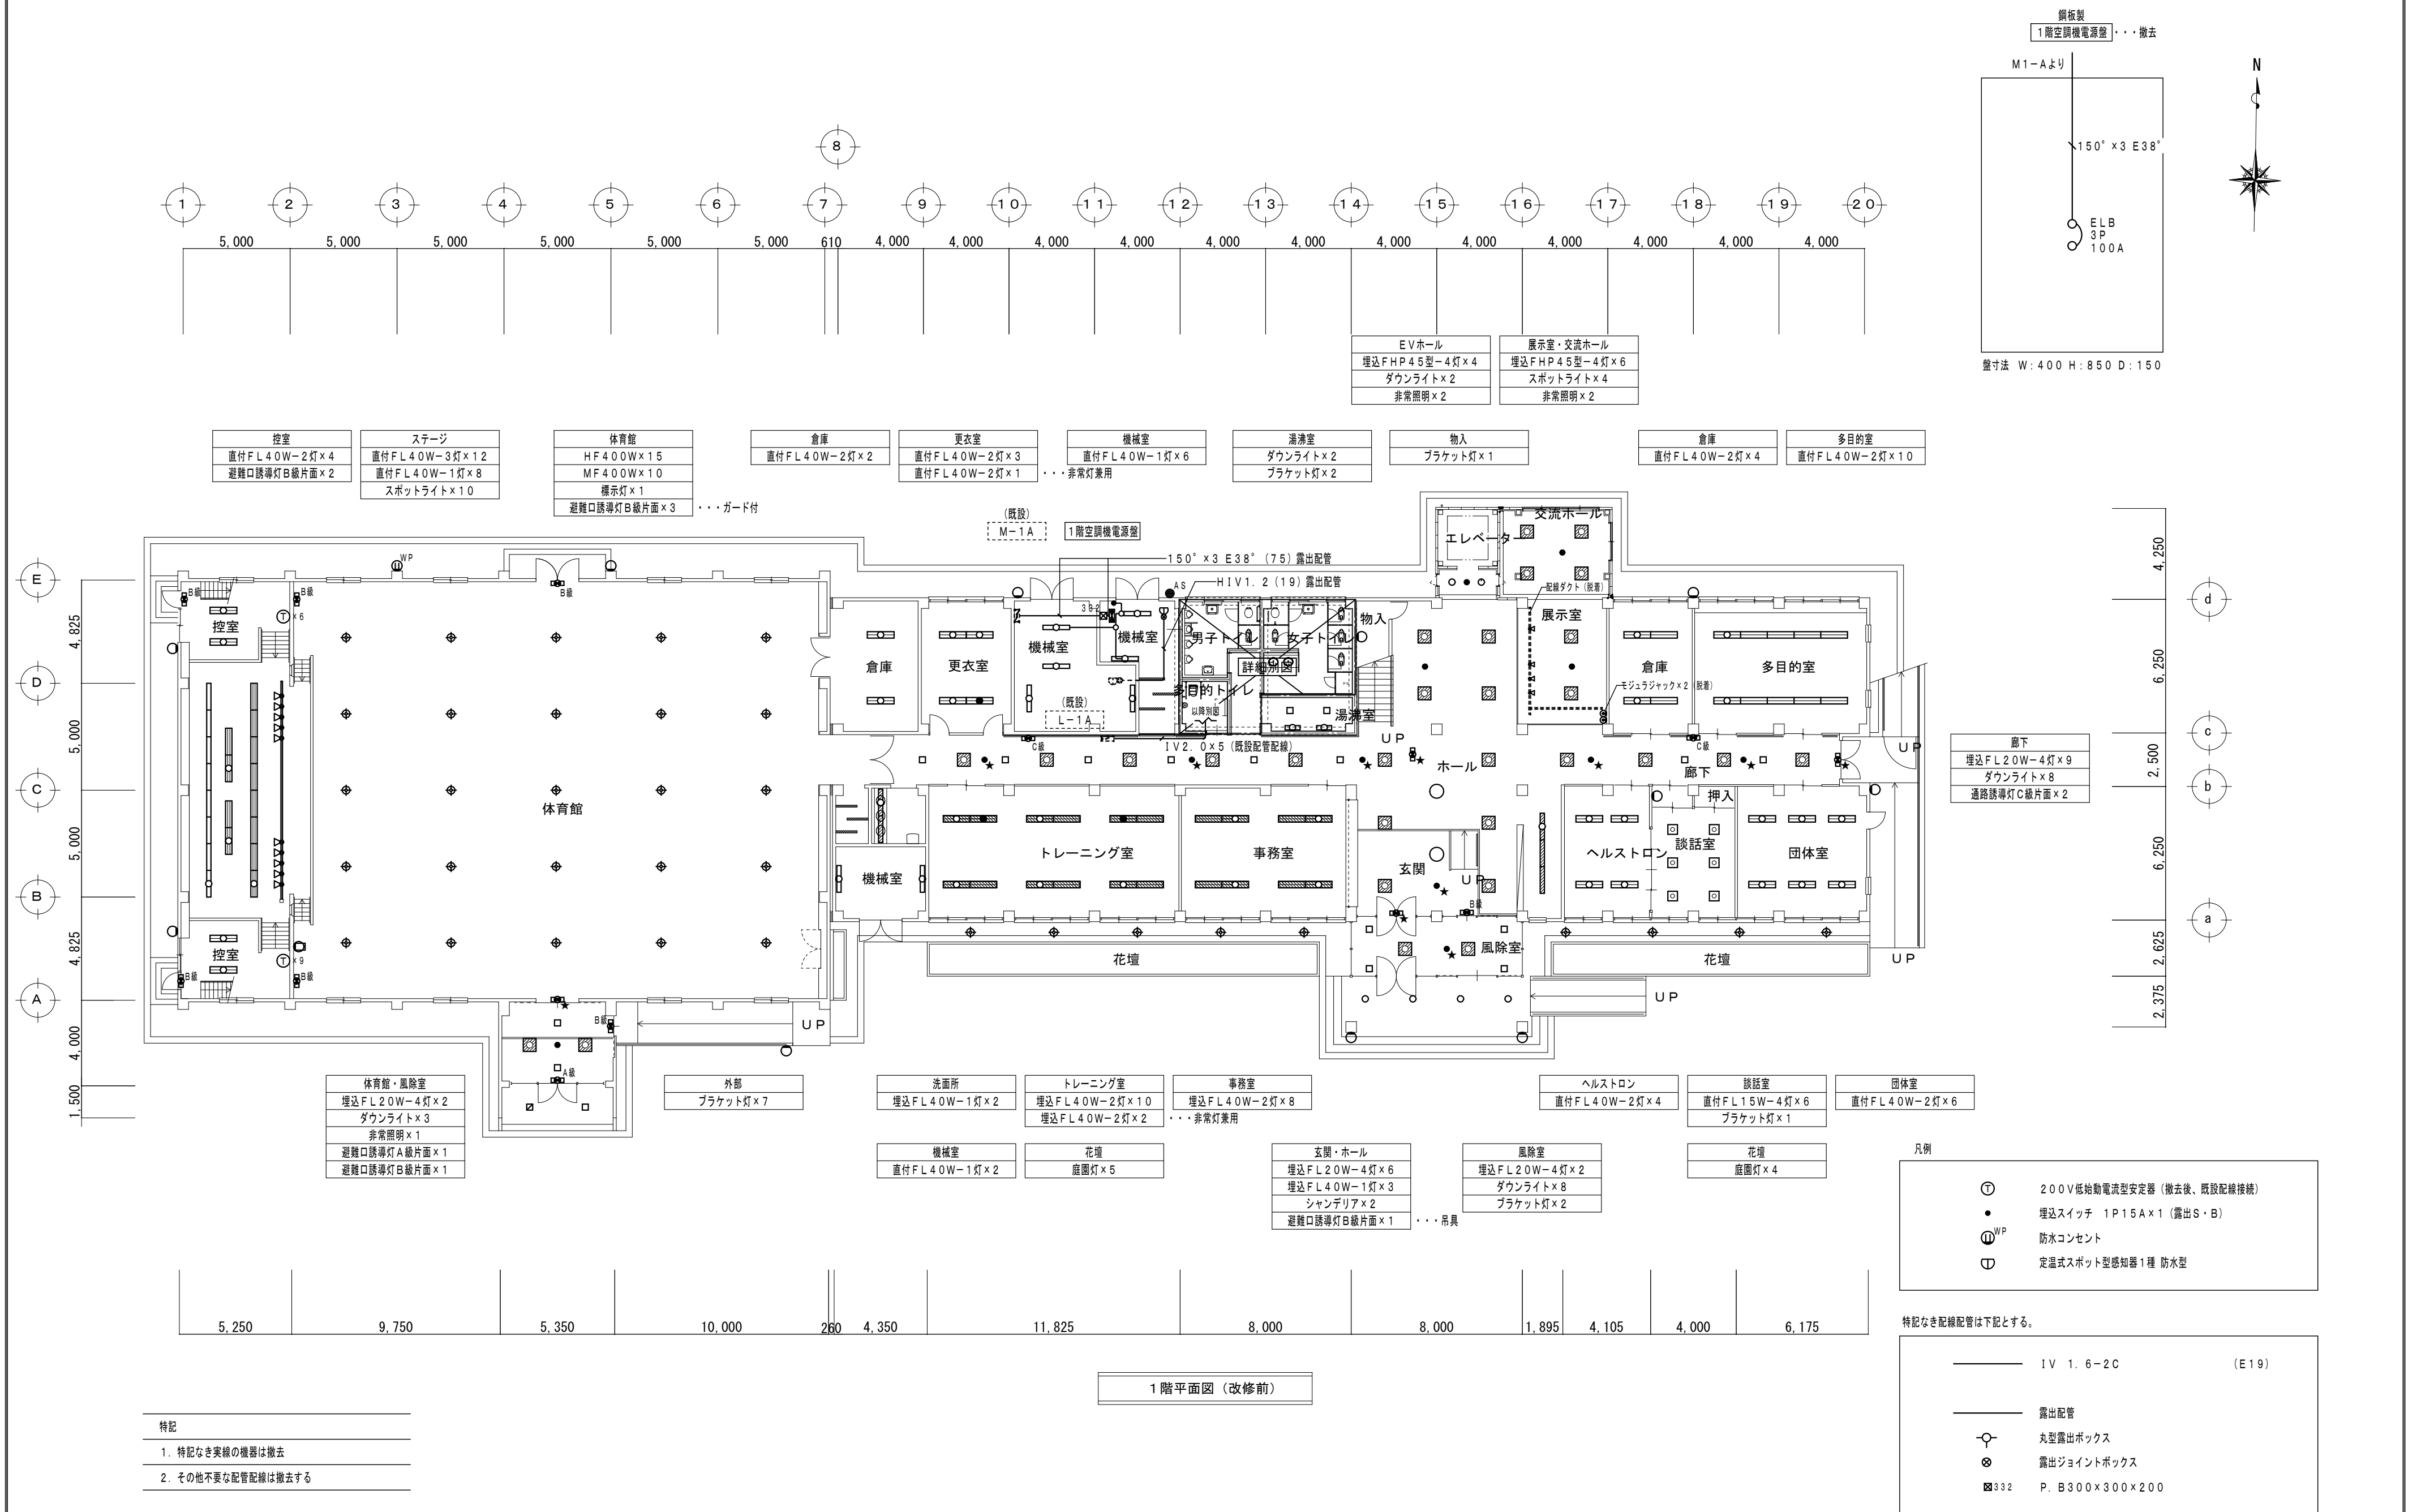

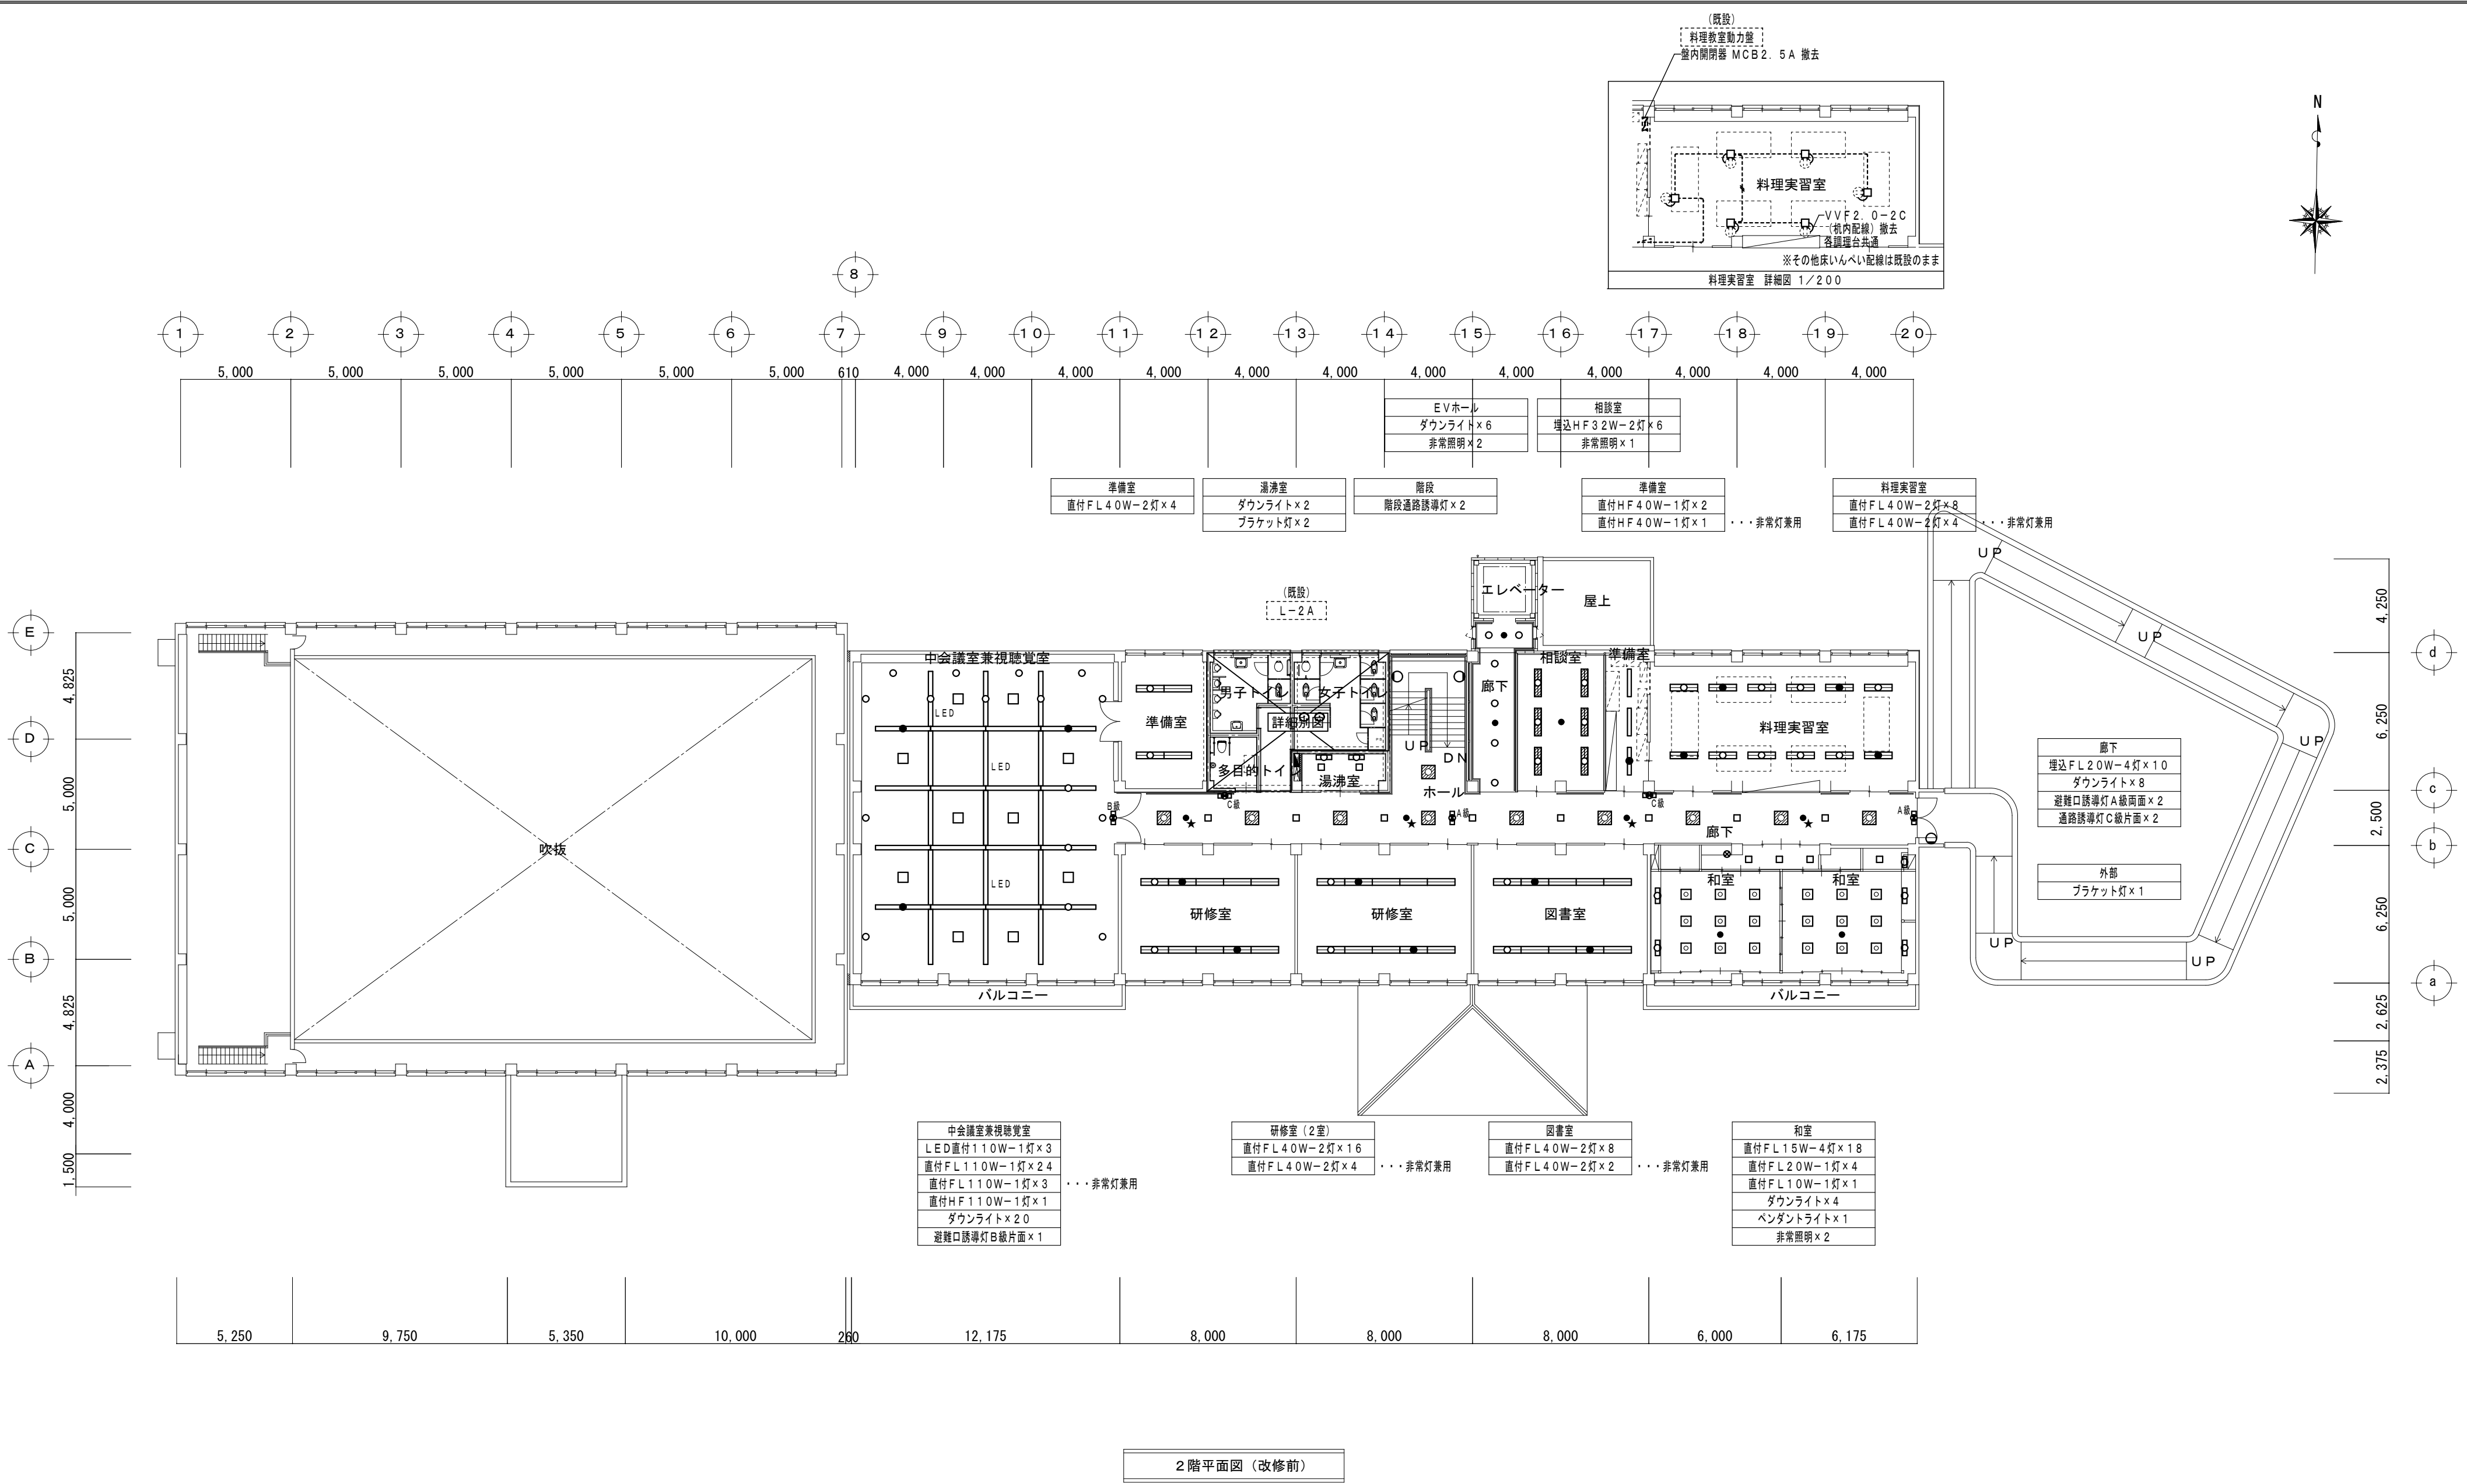


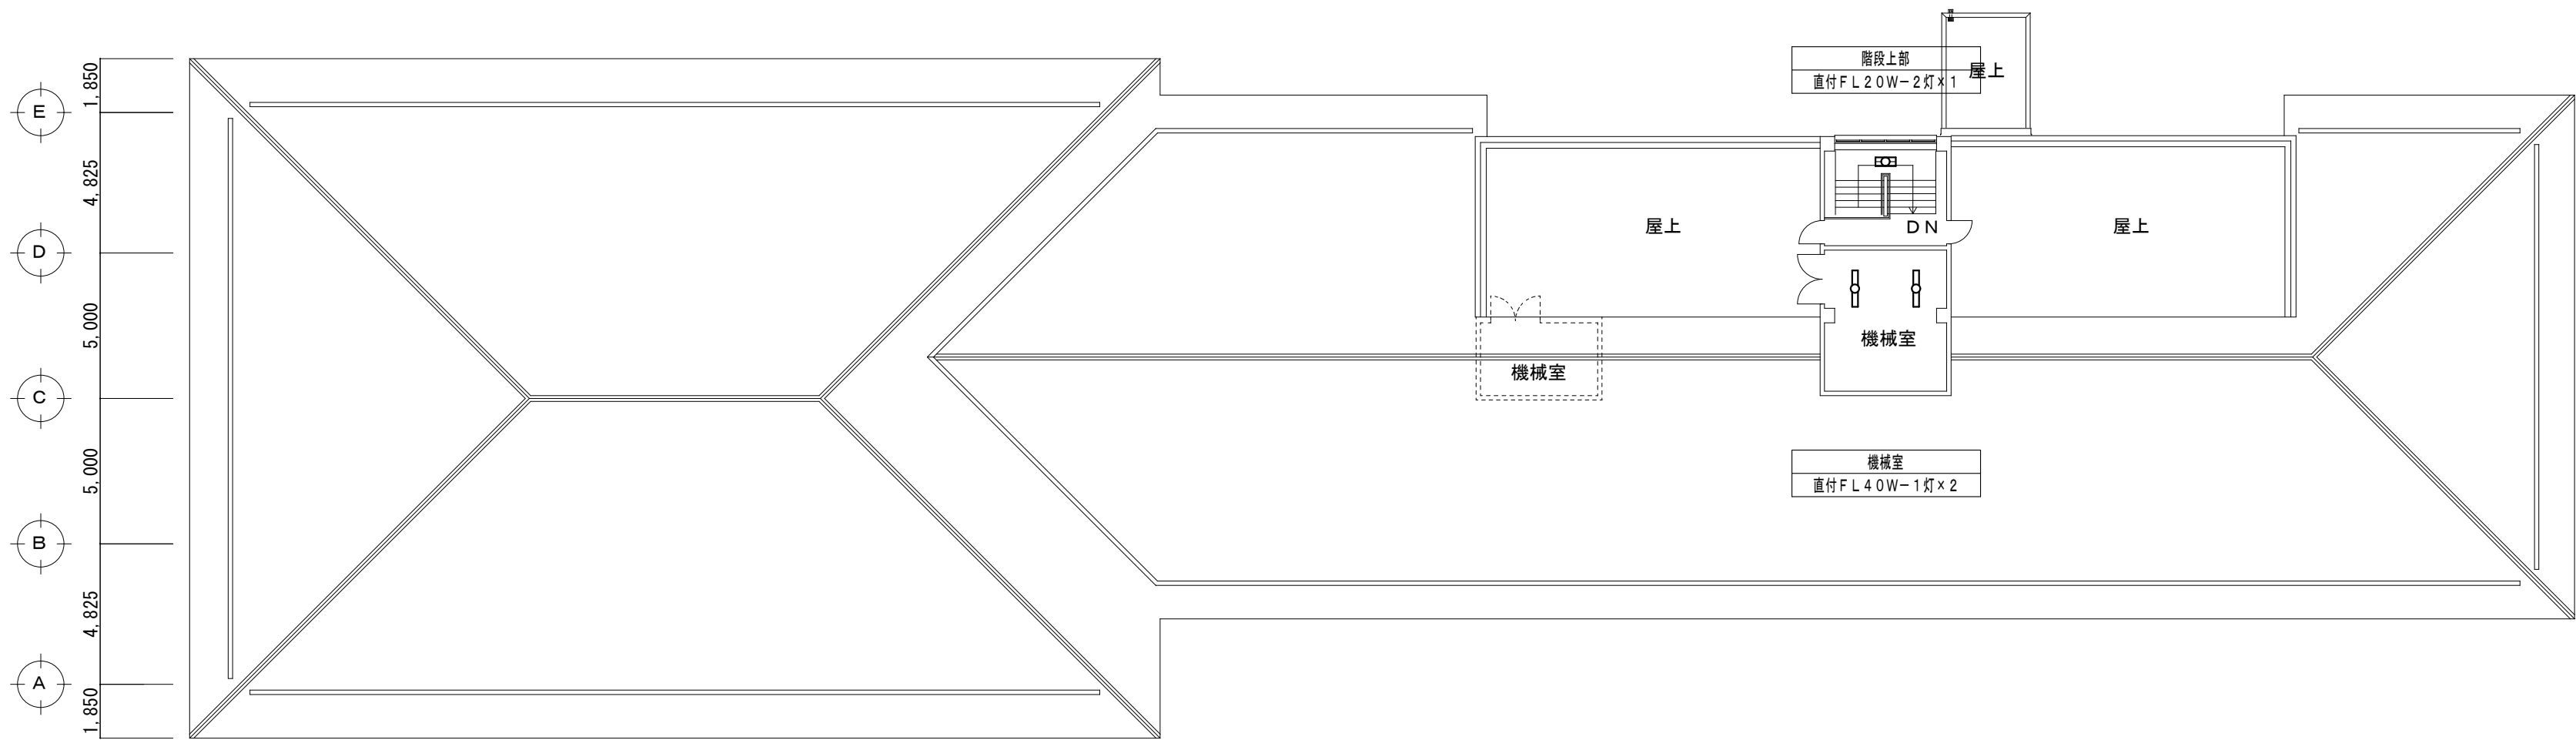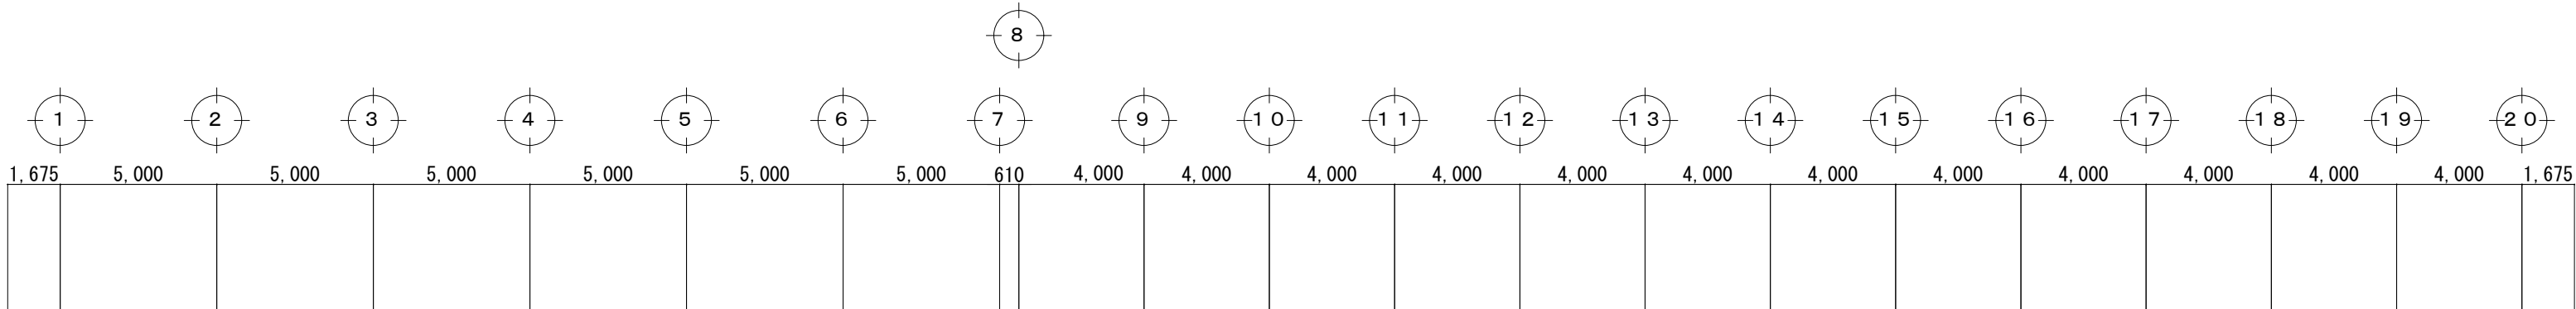


屋根伏図

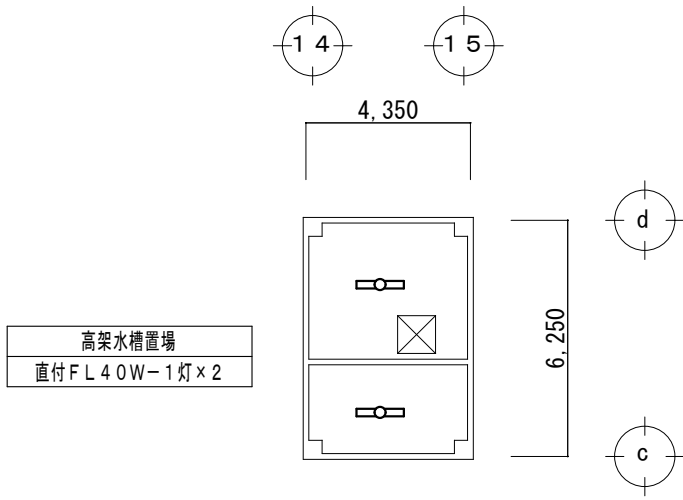




P H 階 平面図

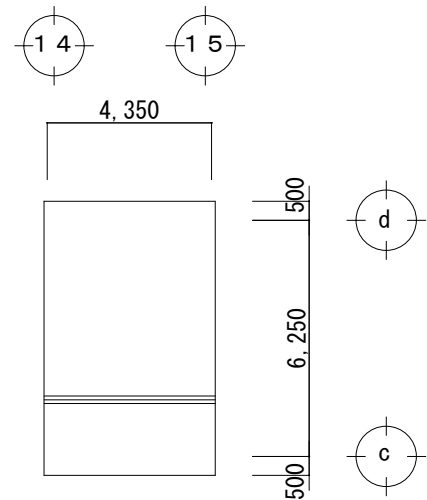


P H 階 屋根伏図

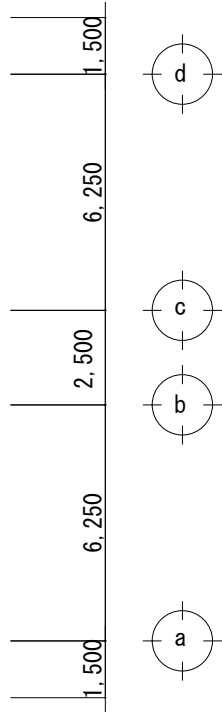

 
・		設計・監理 株式会社 ケイ K 設計 一級建築士事務所	□本 社：三木市志染町広野 1-38 (Kビル) □東京支店：東京都港区西麻布 1-14-15 (西麻布ゆうきビル 201号室)	CHECK	DRAWING	工事名	DATE	PROJECT No.	SHEET No.
						市立緑が丘町公民館 大規模改修工事	R6.10		E-14
						図面名	SCALE	管理建築士	橋田 典博
						改修前 R 階設備図	A2=1:200 A3=1:282	(一級建築士登録：第83571号)	

  

 Ⅳ 1. 6×2 (19)  " 1. 6×3 (19)  " 2. 0×5 (25)	コンセント  Ⅳ 2. 0×2 E2. 0 (PF16) トイレ呼出  AE 1. 2-3C
---	---

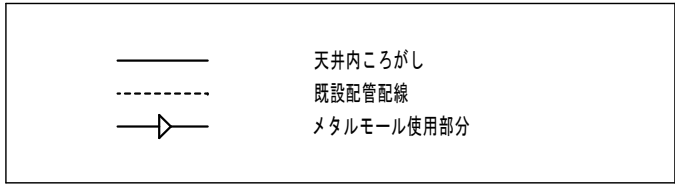

・	 設計・監理 株式会社 K . 設計 ケイ 一級建築士事務所	□本 社：三木市志染町広野 1-38（Kビル） □東京支店：東京都港区西麻布 1-14-15 （西麻布ゆうきビル 201号室）	CHECK	DRAWING	工事名	DATE	PROJECT No.	SHEET No.
市立緑が丘町公民館 大規模改修工事					R6. 10		E-15	
図面名					SCALE			
・					改修前 1階トイレ詳細図	A2=1:200 A3=1:282	管理建築士 橋田 典博 （一級建築士登録：第83571号）	
・								

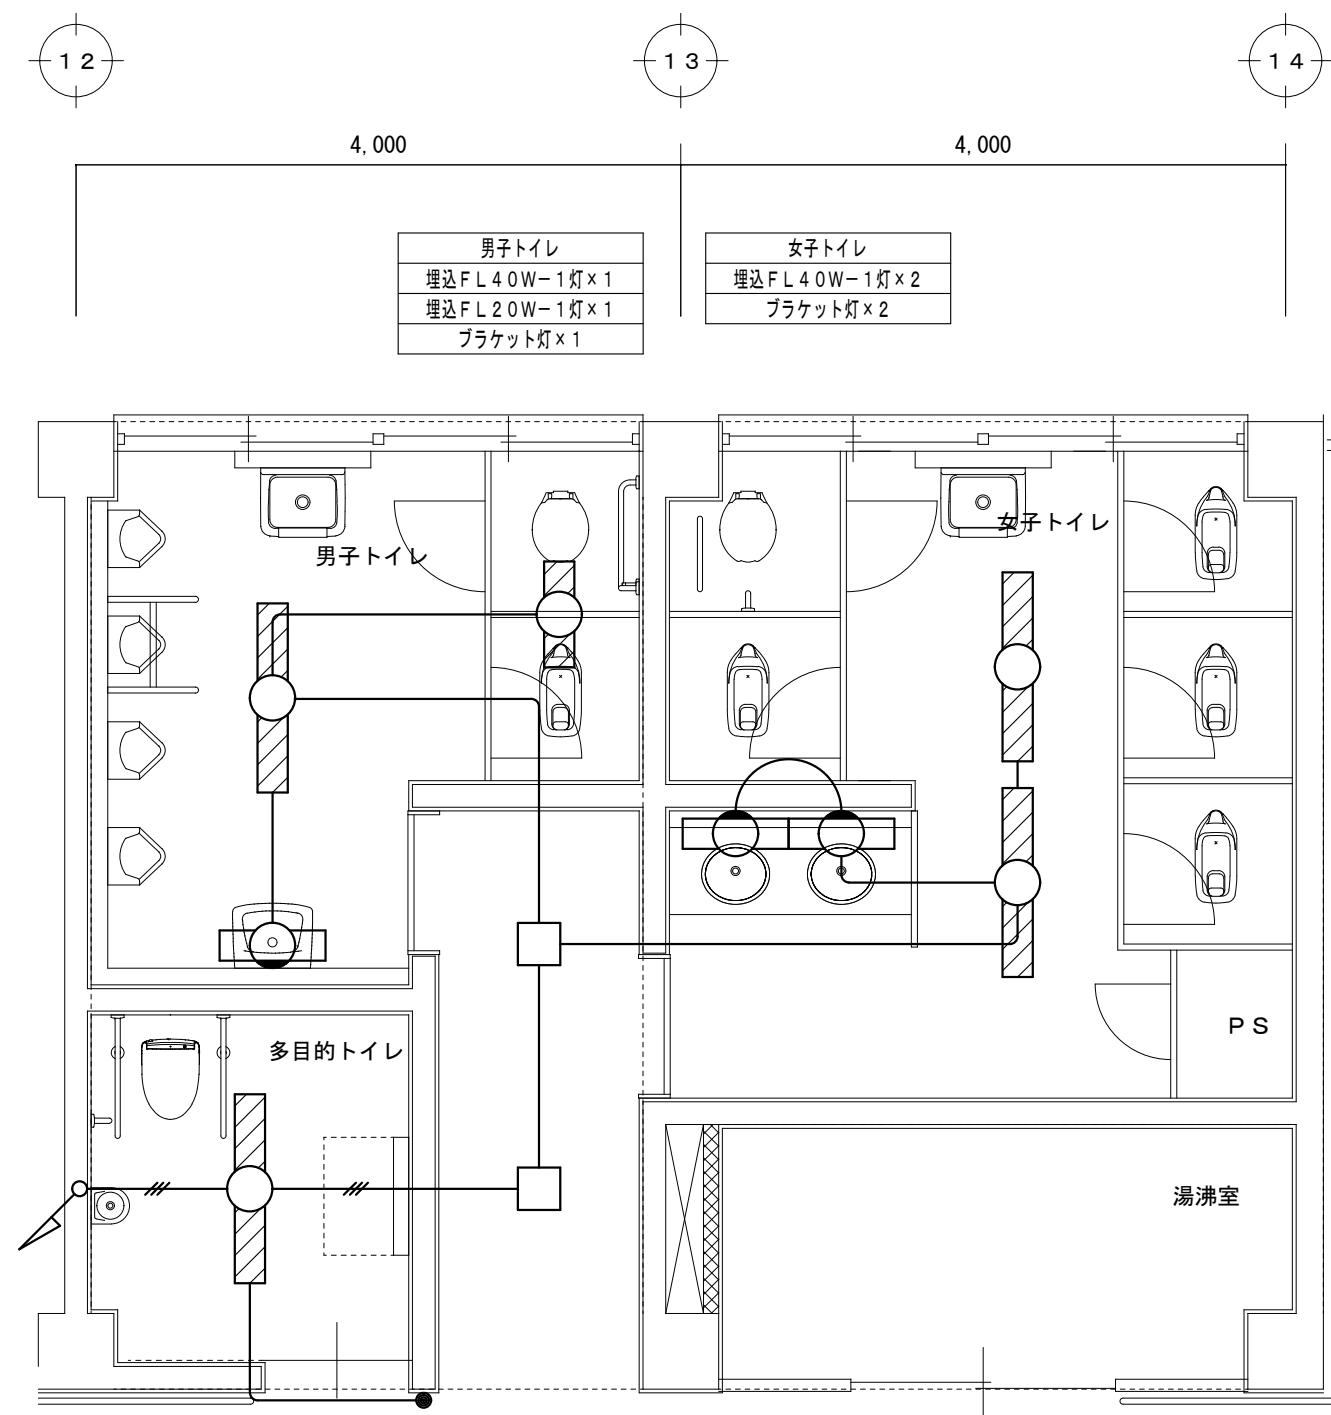

多目的トイレ 埋込 F L 4 0 W-1 灯 × 1	通路 ダウンライト × 2
--------------------------------	------------------

